





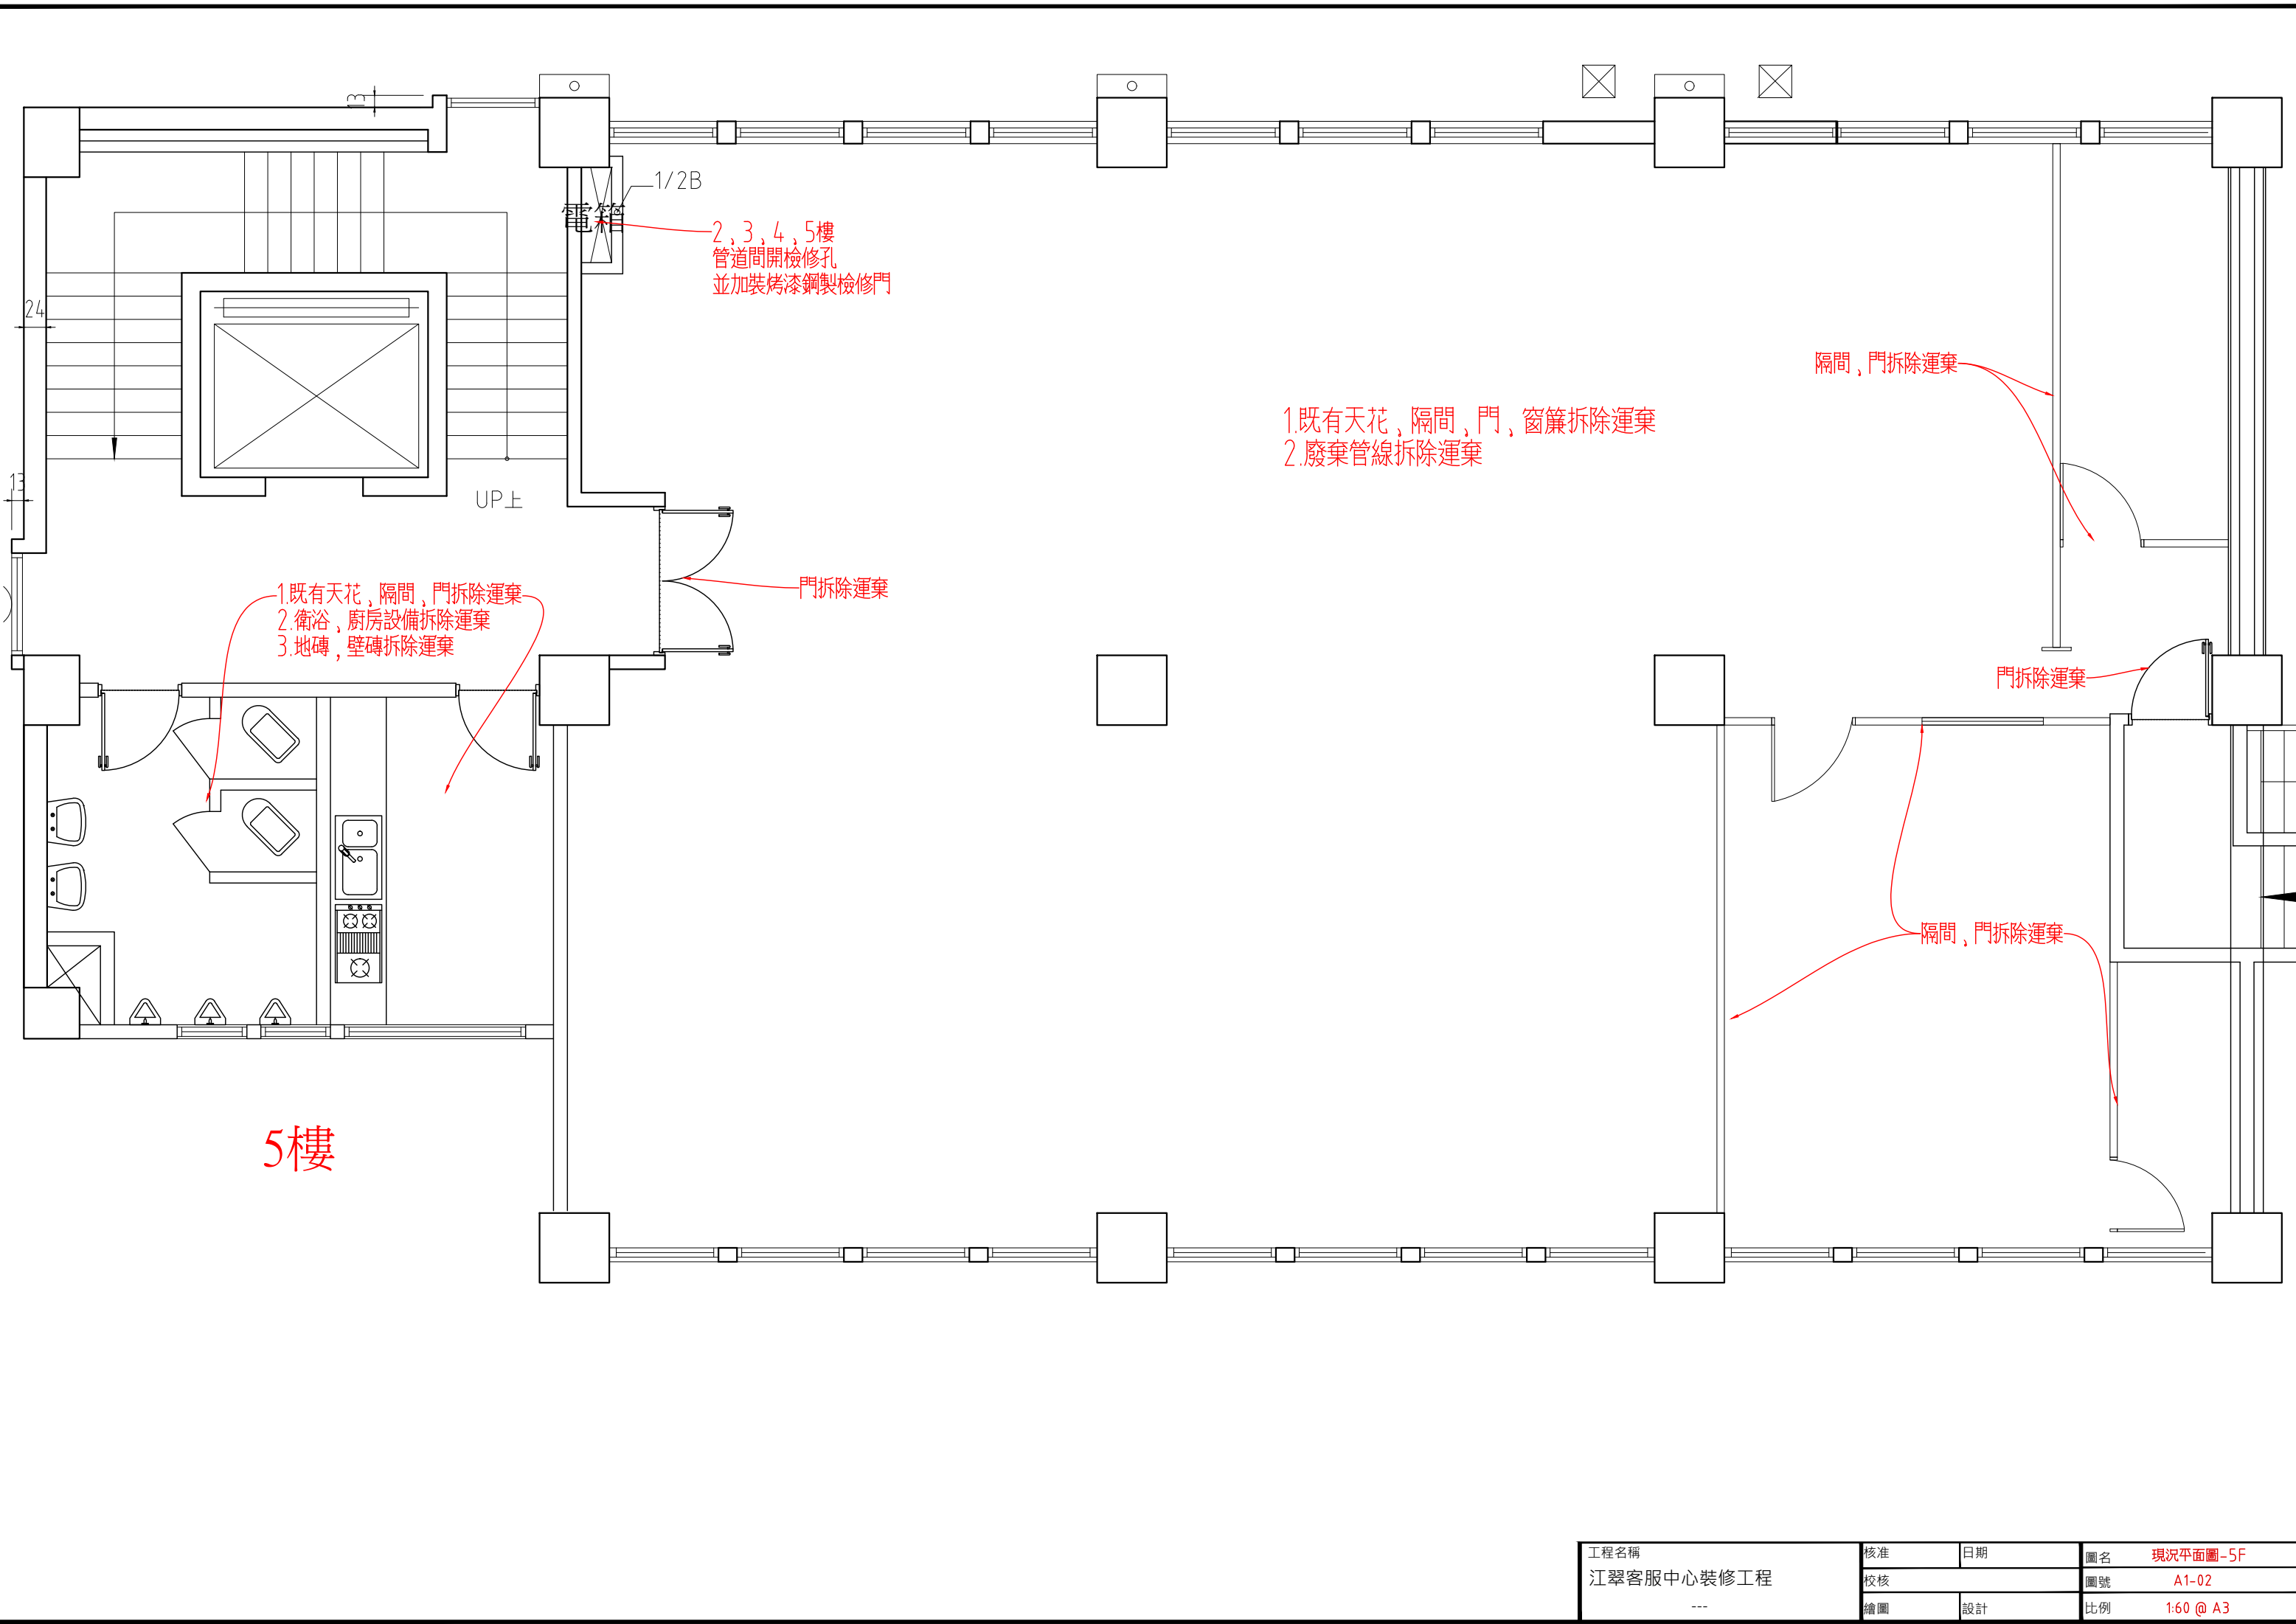


工程名稱 江翠客服中心裝修工程 ---	核准	日期	圖名	現況平面圖-5F
	校核		圖號	A1-02
	繪圖	設計	比例	1:60 @ A3

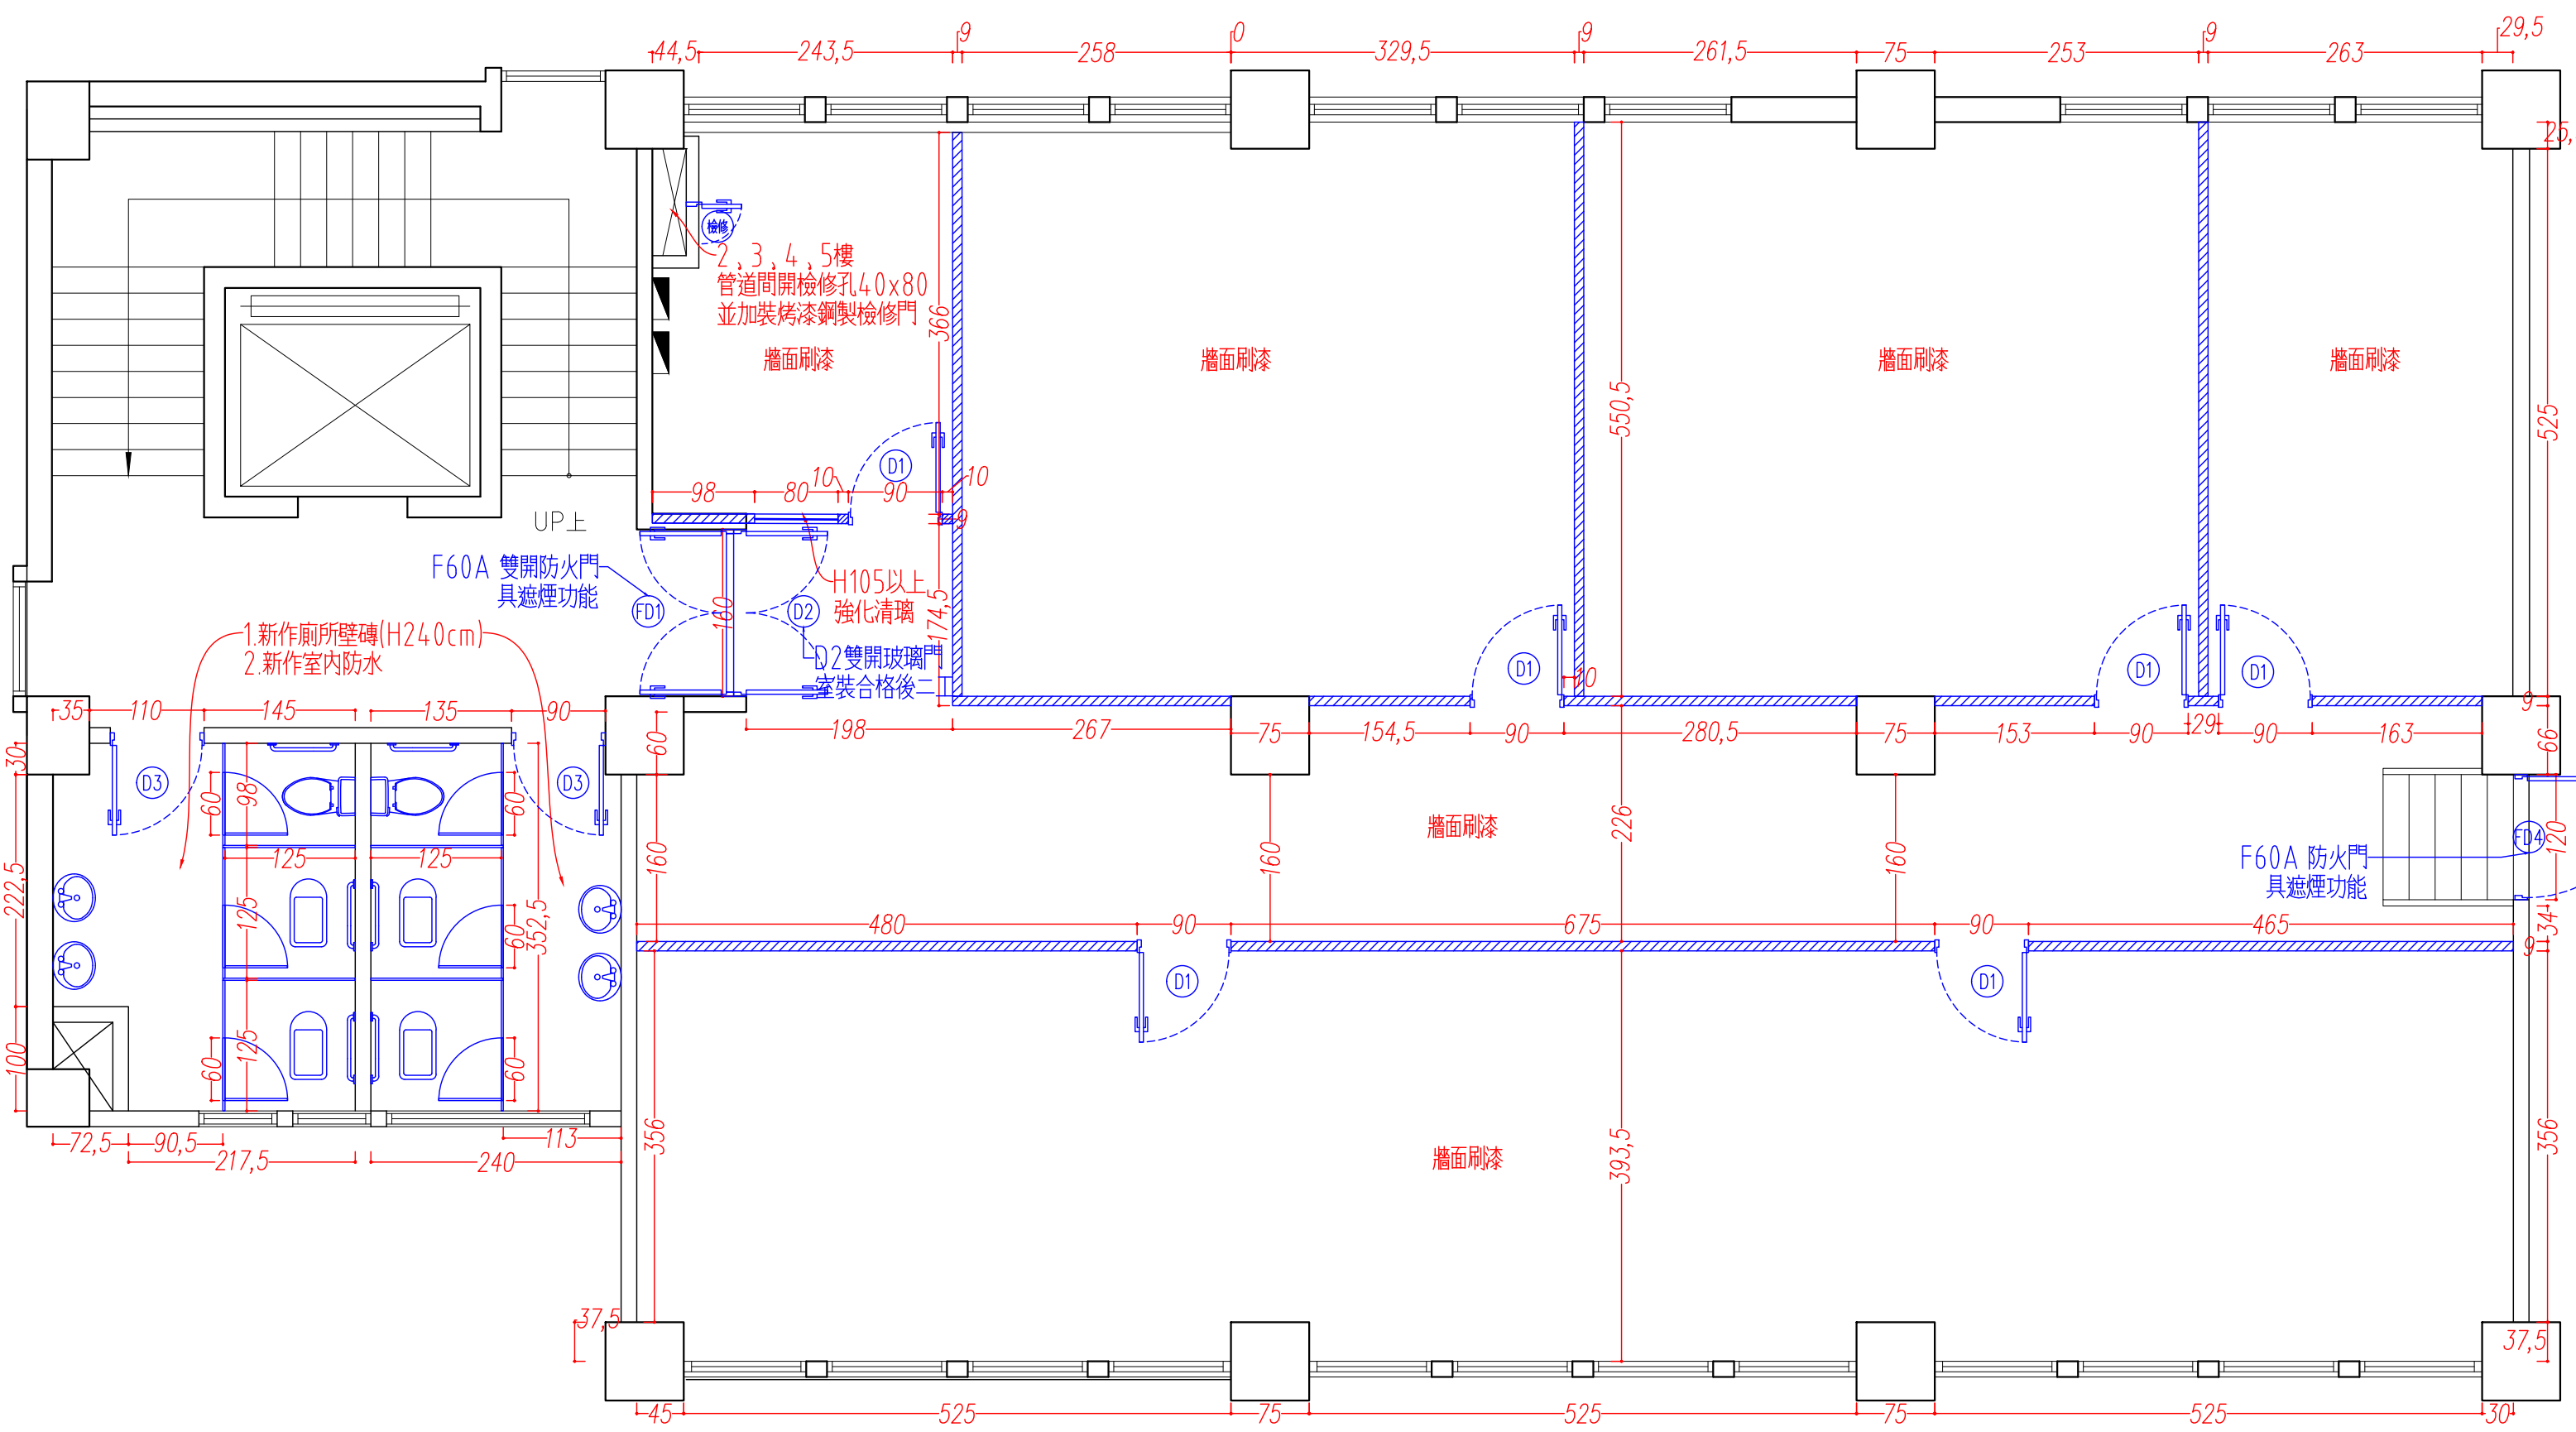


平面圖4F

工程名稱 江翠客服中心裝修工程 ---	核准	日期	圖名	隔間尺寸圖-4F
	校核		圖號	A3-01
	繪圖	設計	比例	1:60 @ A3

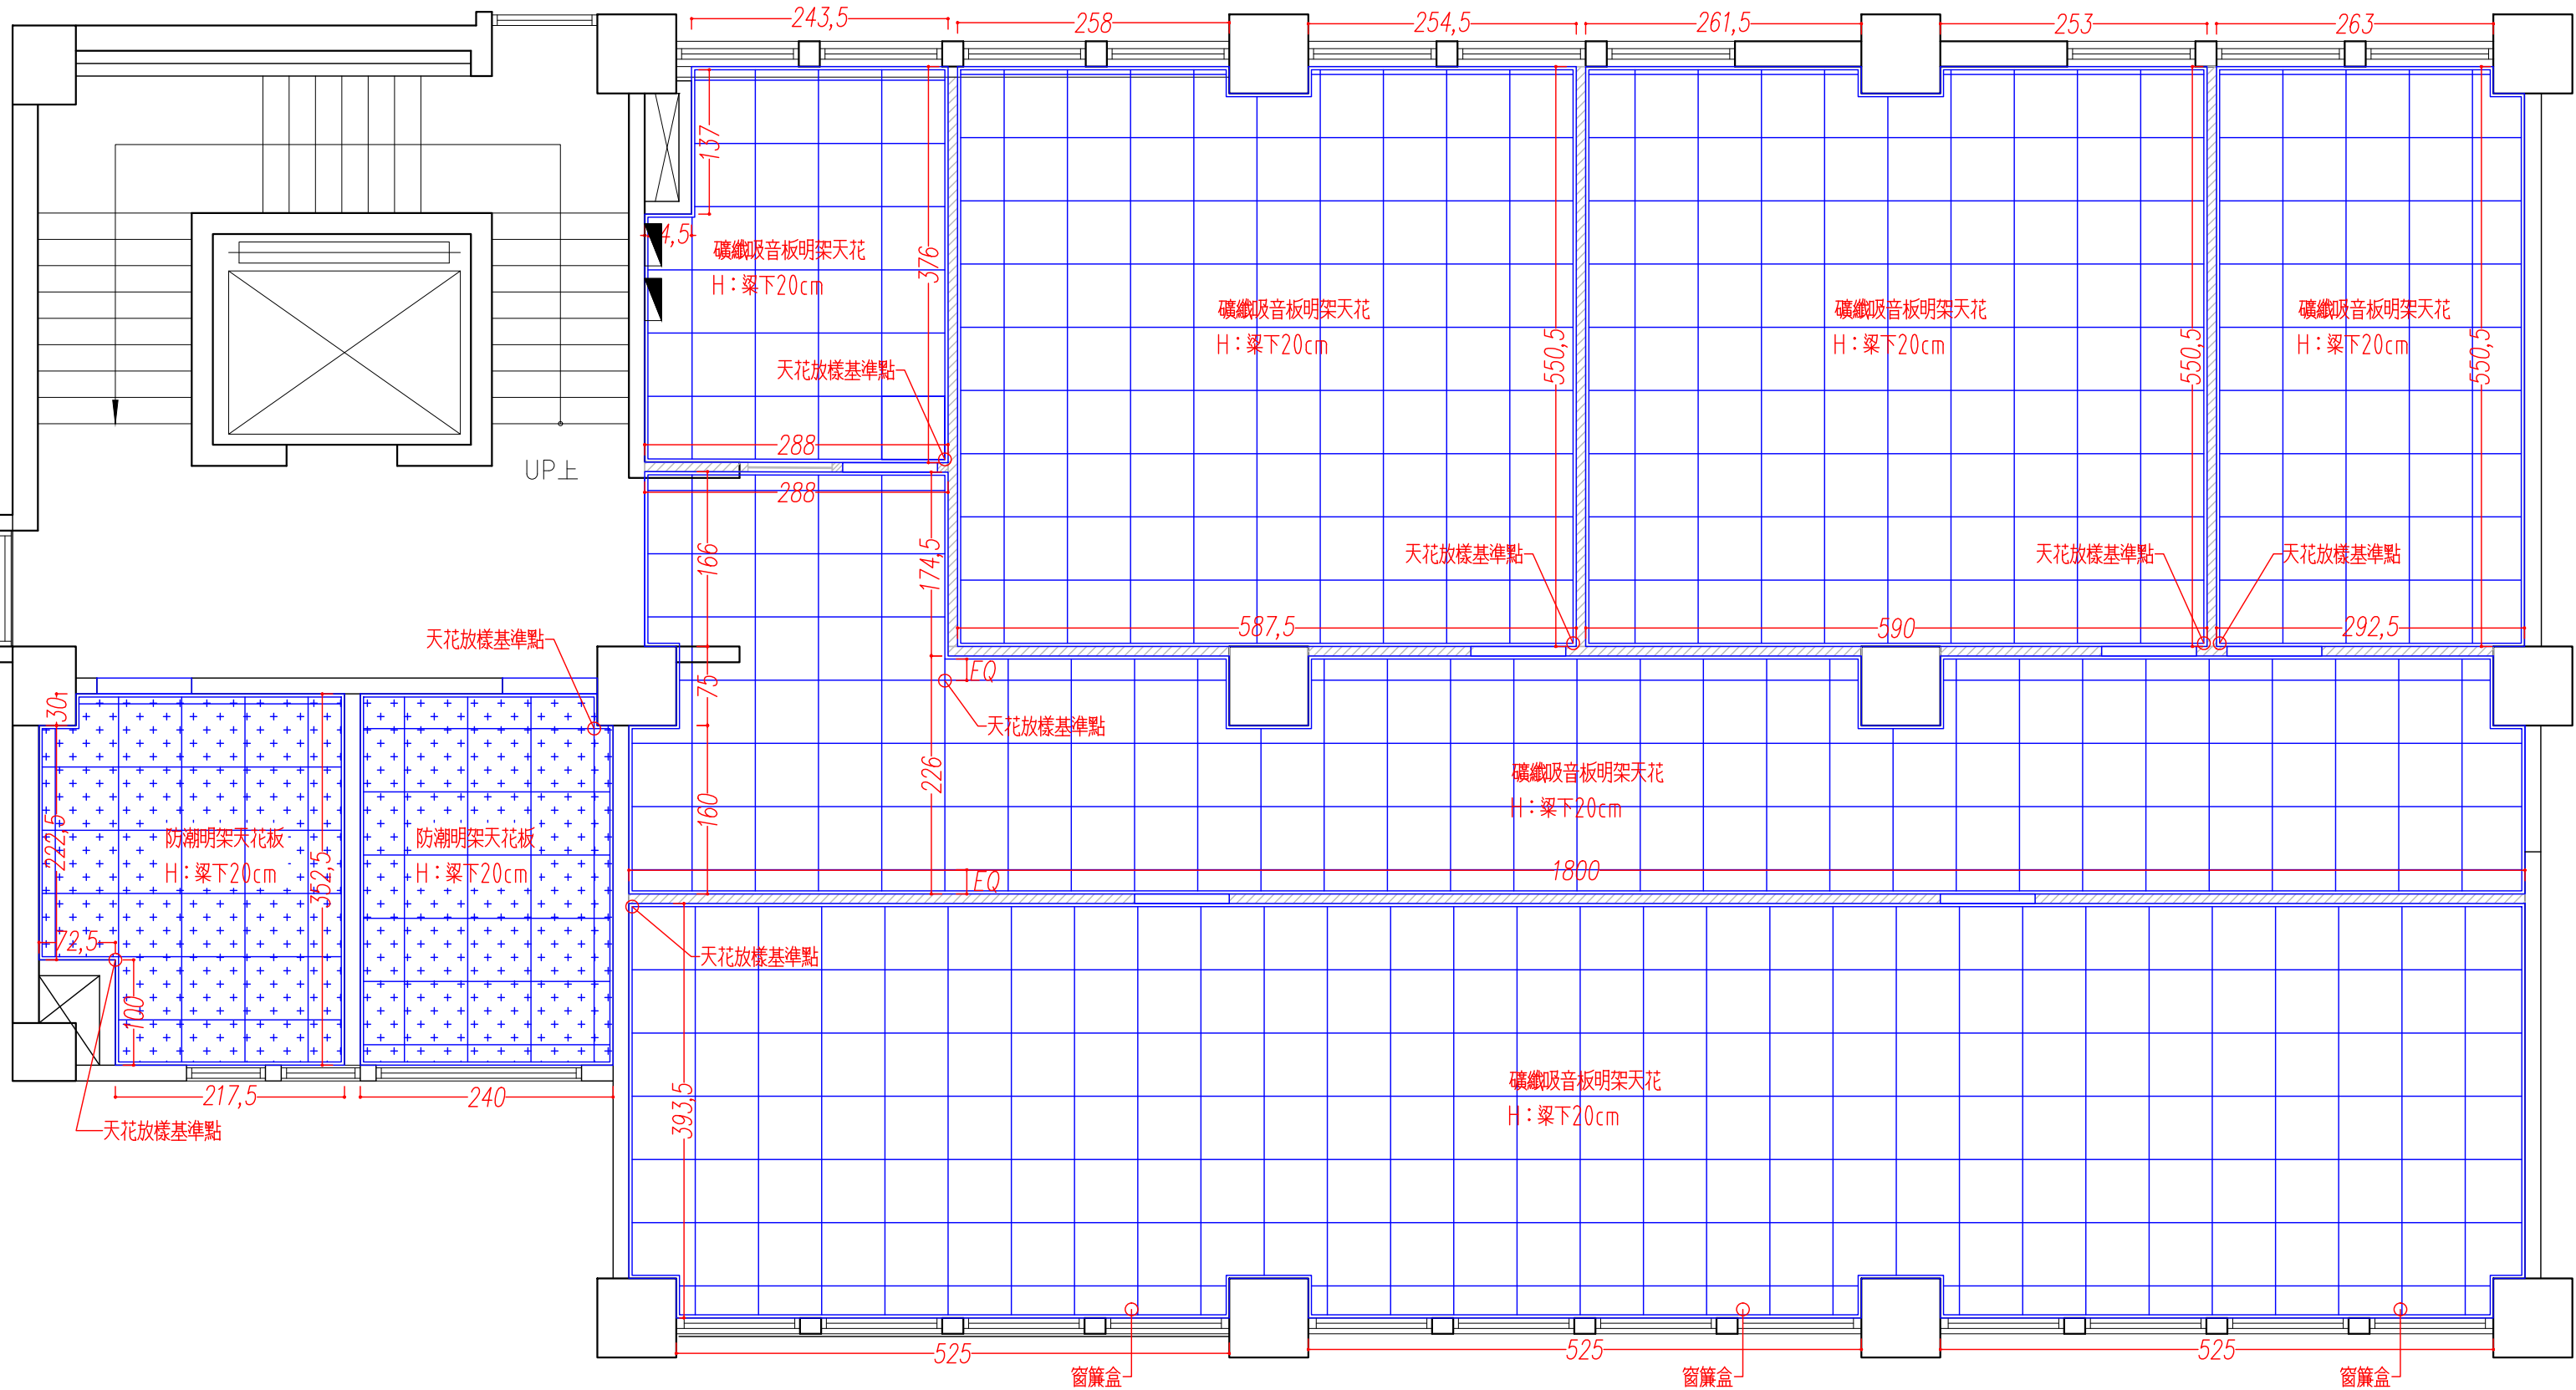


平面圖4F

工程名稱 江翠客服中心裝修工程 ---	核准	日期	圖名	天花尺寸圖-4F
	校核		圖號	A4-01
	繪圖	設計	比例	1:60 @ A3

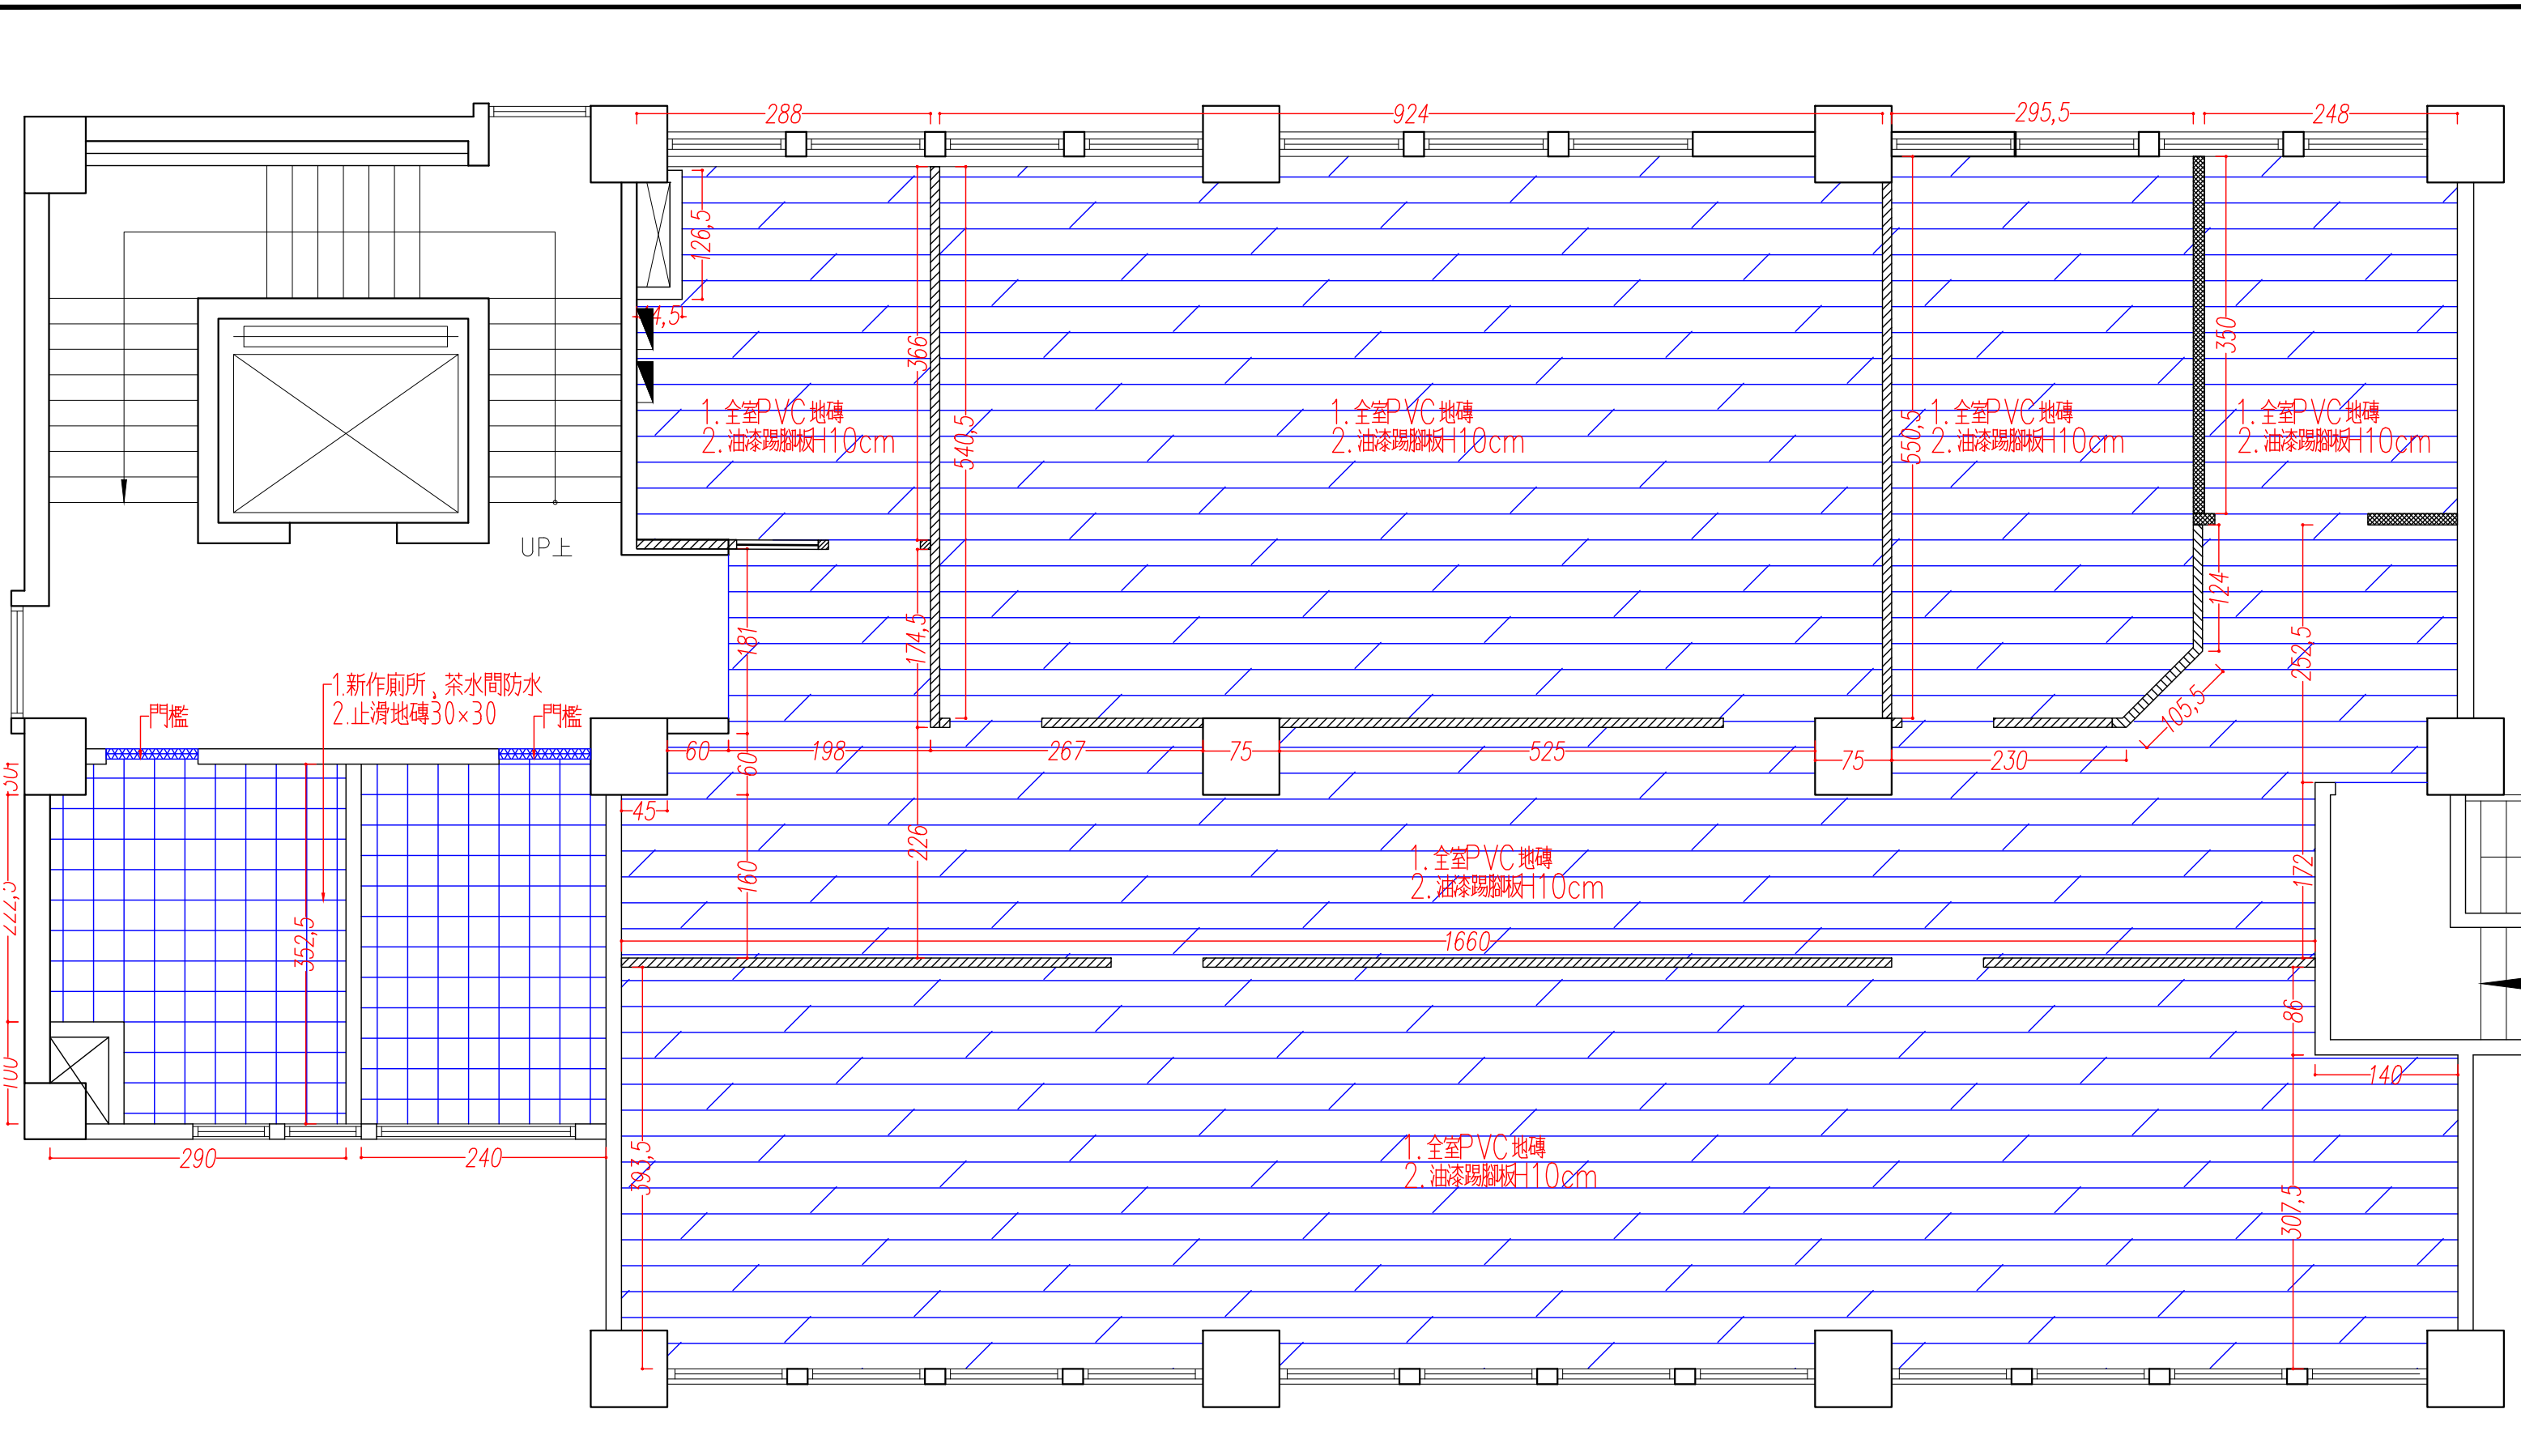

平面圖5F

工程名稱 江翠客服中心裝修工程 ---	核准	日期	圖名	地板尺寸圖-5F
	校核		圖號	A5-02
	繪圖	設計	比例	1:60 @ A3

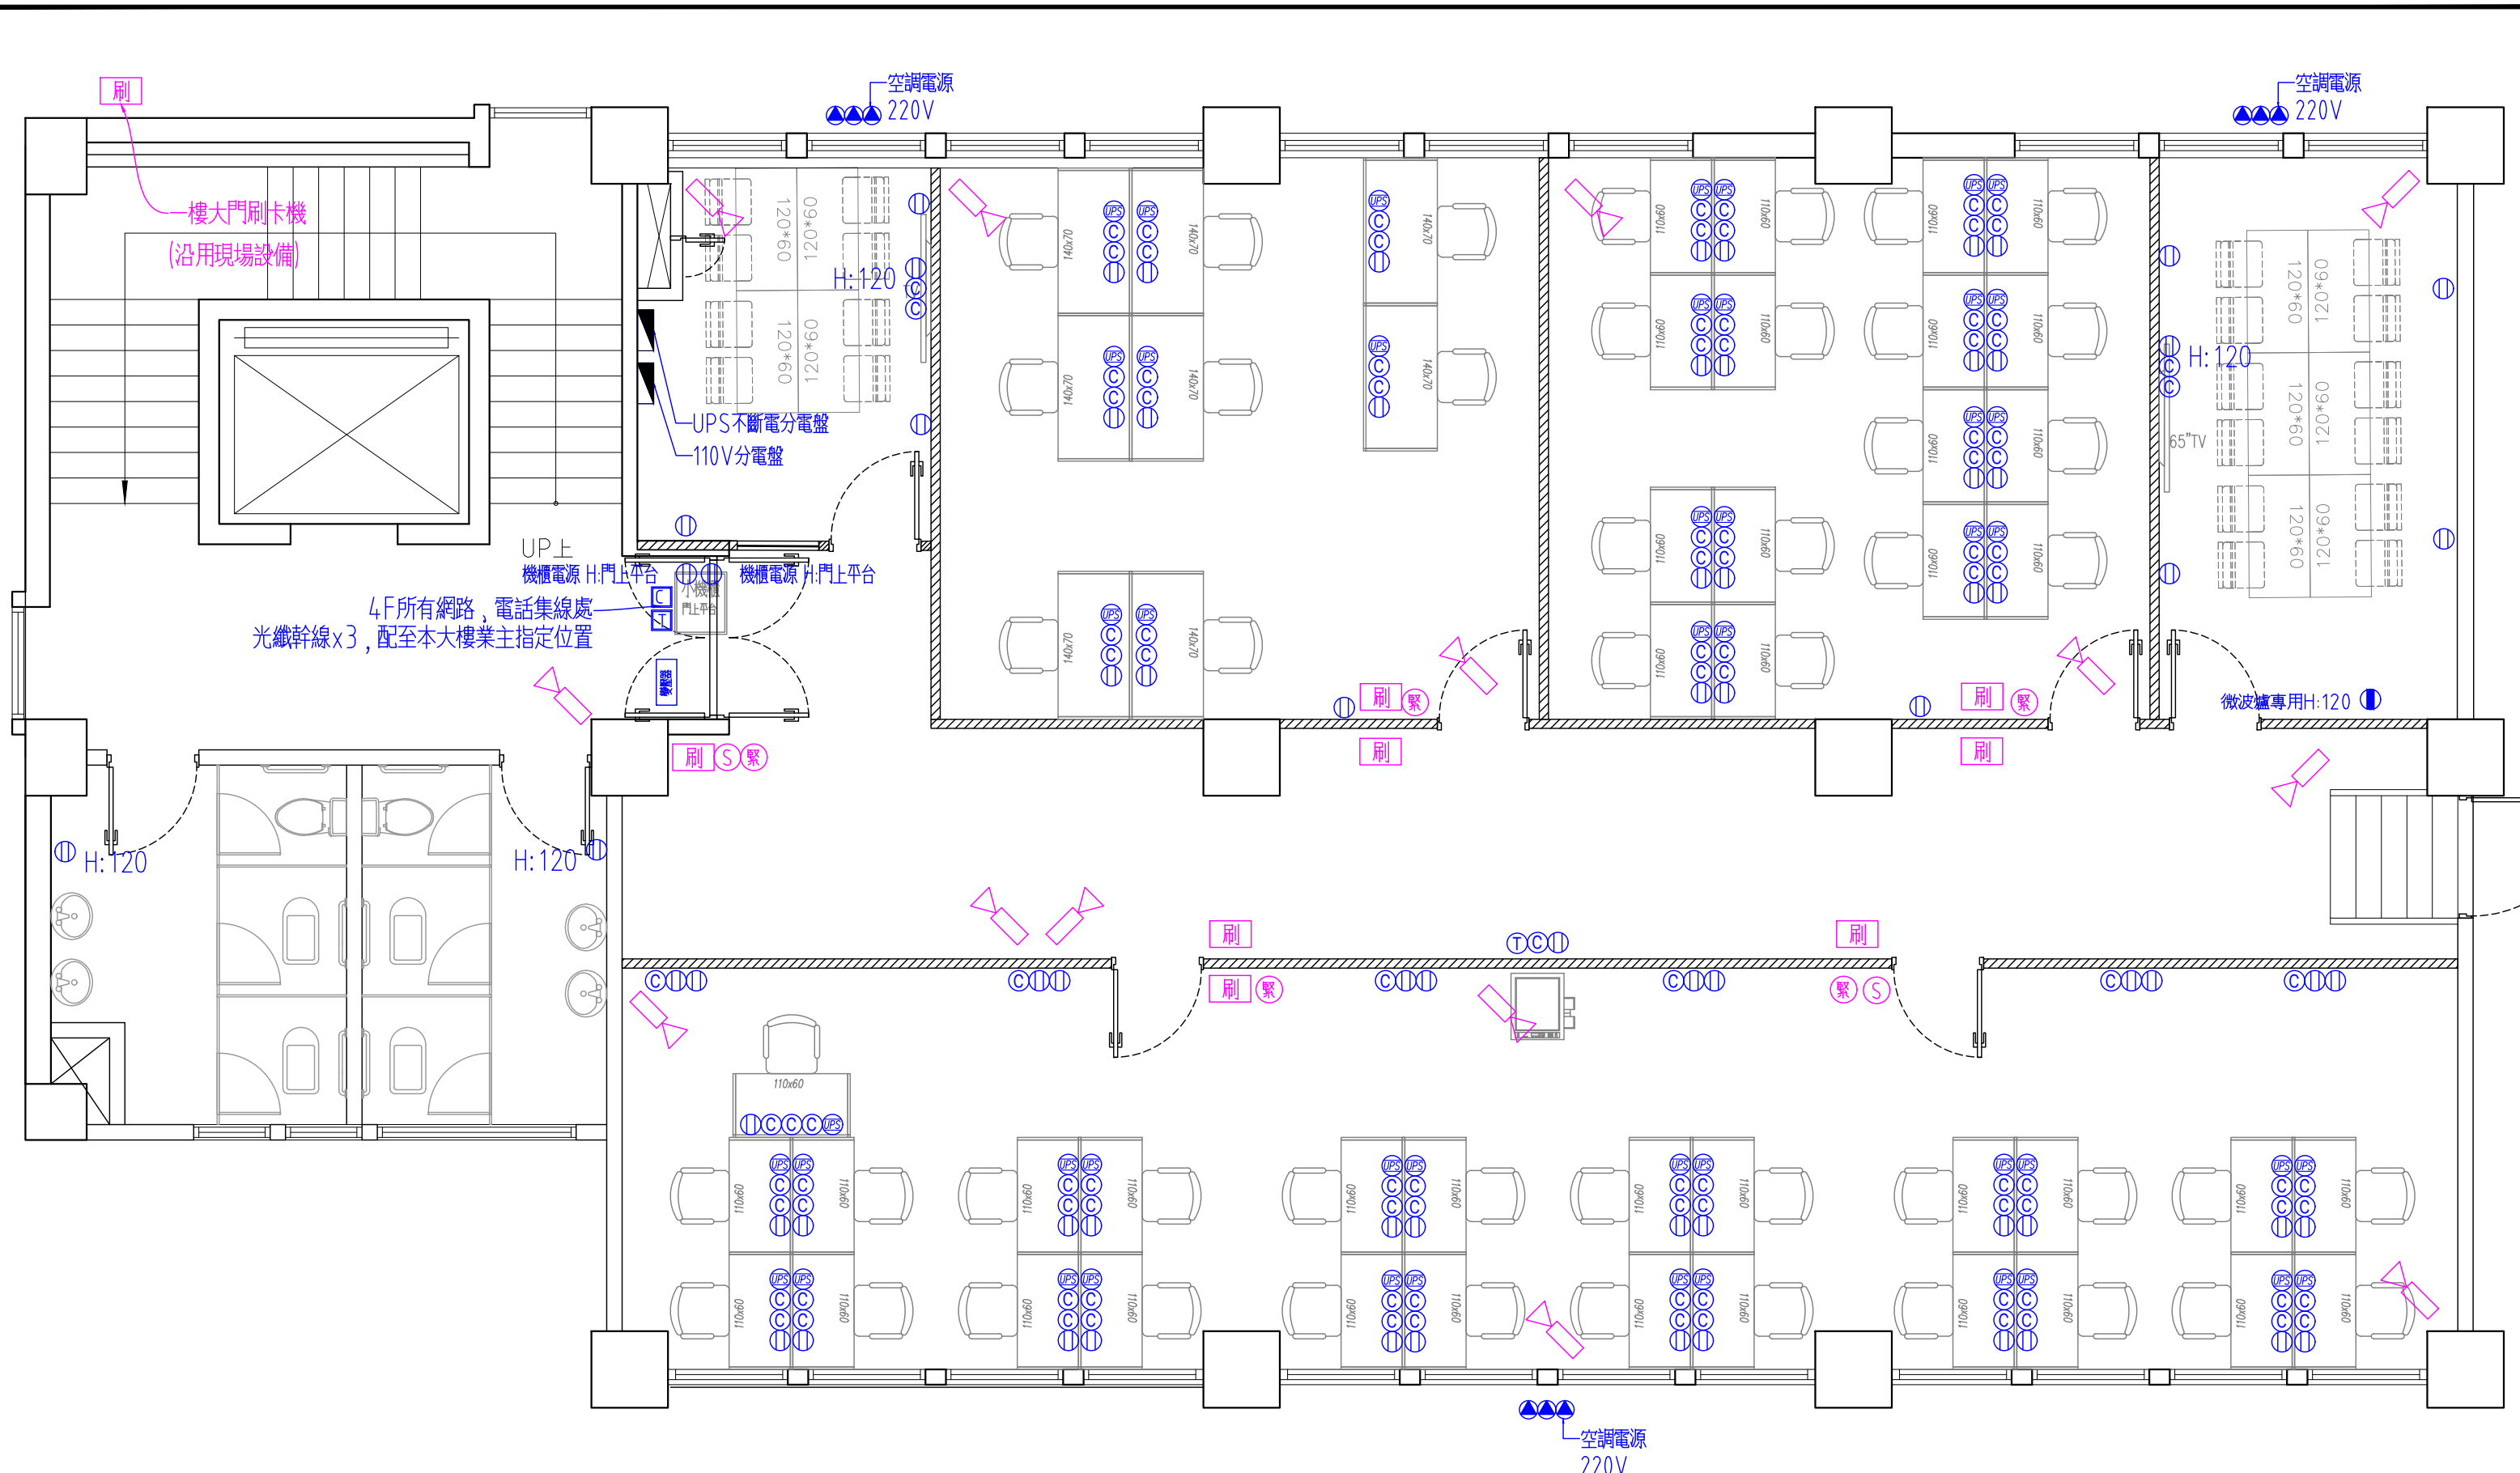


施工說明:
1.除特別標註外
插座、網路、電話、電視出口- 安裝高度為地面完成面上方30cm
電燈開關出口- 安裝高度為地面完成面上方120cm
2.空調電源配合空調施工單位現場確認後施作
3.本樓層預留門禁電源專用迴路

平面圖4F

	無熔絲開關箱(分電盤)		網路出口		監視器
	110V電源插座		電話出口		外出開關
	110V專用電源插座		網路線集線處		緊急外出開關
	110V UPS 電源插座		電話線集線處		刷卡機
	220V電源插座/出線				

工程名稱 江翠客服中心裝修工程 ---	核准	日期	圖名	電力配置圖-4F
	校核		圖號	E1-01
	繪圖	設計	比例	1:60 @ A3

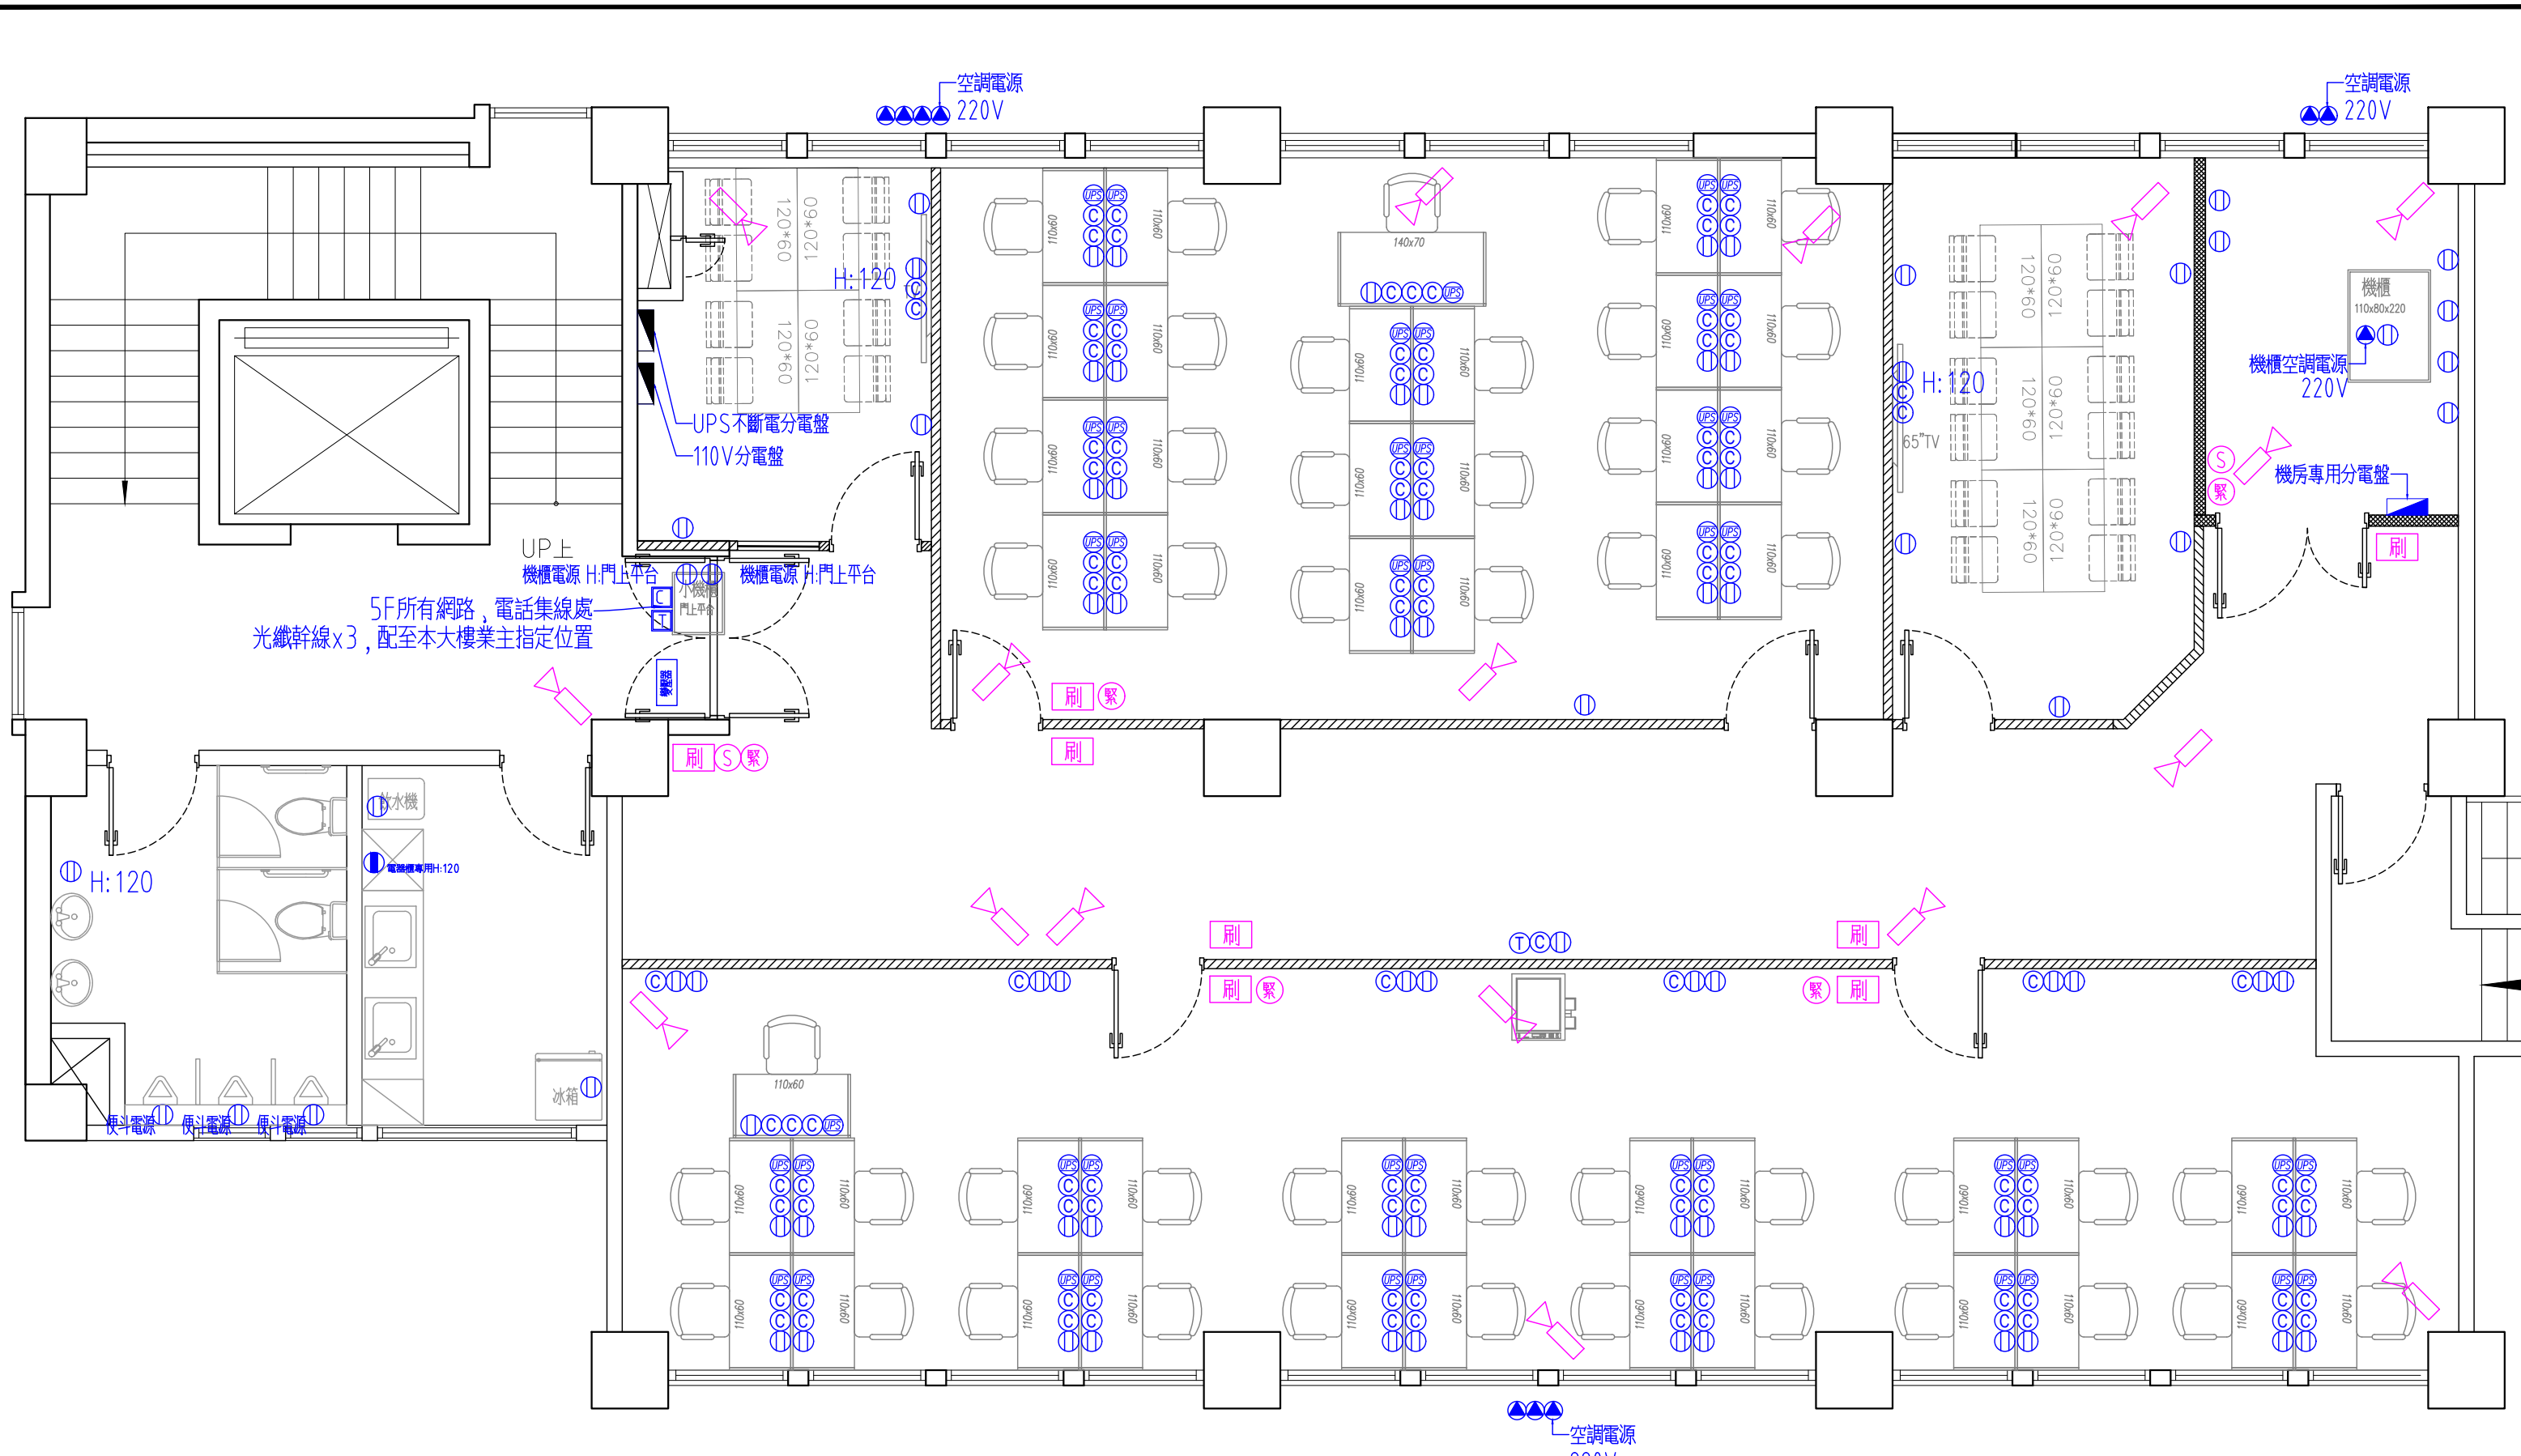


施工說明:
1.除特別標註外
插座、網路、電話、電視出口- 安裝高度為地面完成面上方30cm
電燈開關出口- 安裝高度為地面完成面上方120cm
2.空調電源配合空調施工單位現場確認後施作
3.本樓層預留門禁電源專用迴路

平面圖5F

	無熔絲開關箱(分電盤)		網路出口		監視器
	110V電源插座		電話出口		外出開關
	110V專用電源插座		網路線集線處		緊急外出開關
	110V UPS 電源插座		電話線集線處		刷卡機
	220V電源插座/出線				

工程名稱 江翠客服中心裝修工程 ---	核准	日期	圖名	電力配置圖-5F
	校核		圖號	E1-02
	繪圖	設計	比例	1:60 @ A3

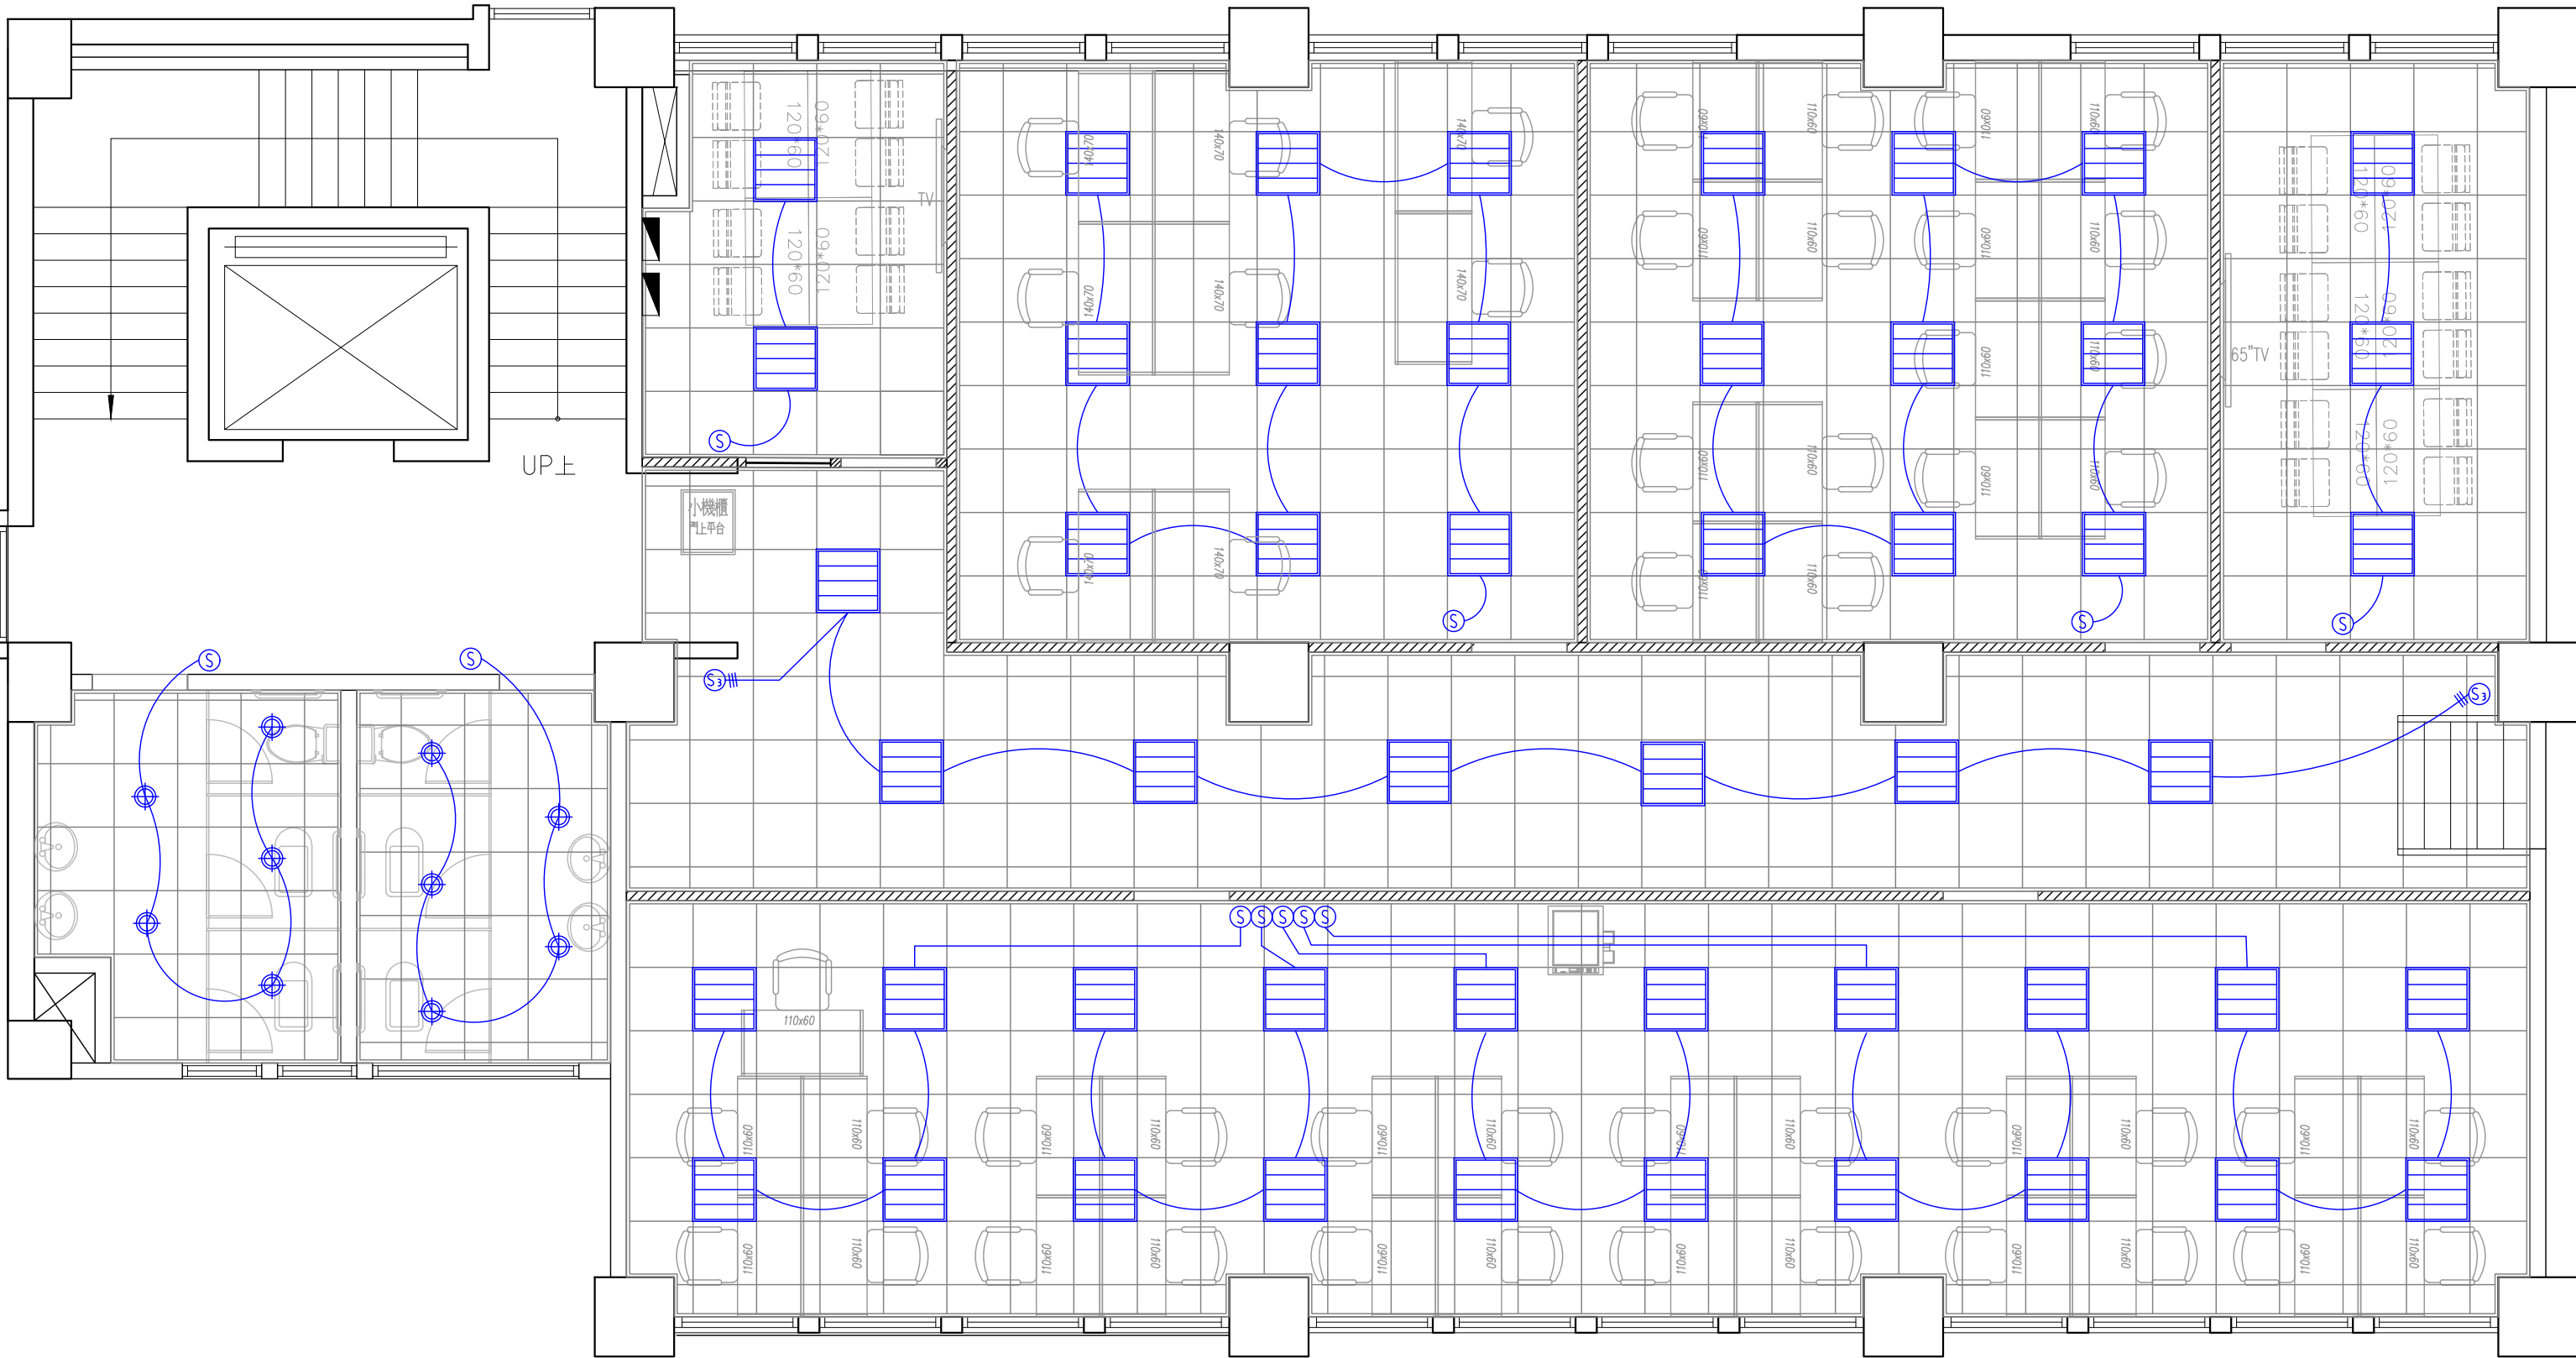


平面圖4F

施工說明:
1.除特別標註外
電燈開關出口- 安裝高度為地面完成面上方120cm

Ⓢ	單切電源開關	---	間接照明/T5燈管
Ⓢ3	雙切電源開關	⬇⬇	軌道投射燈
⊕	E27 瑛燈/Ø15cm	—	T5山型燈組
⊙	LED 瑛燈Ø9cm	→	緊急逃生出口指示燈
≡	T-BAR燈輕鋼架LED平板燈	Ⓢ	緊急照明燈

工程名稱 江翠客服中心裝修工程 ---	核准	日期	圖名 燈具配置圖-4F
	校核		圖號 E2-01
	繪圖	設計	比例 1:60 @ A3

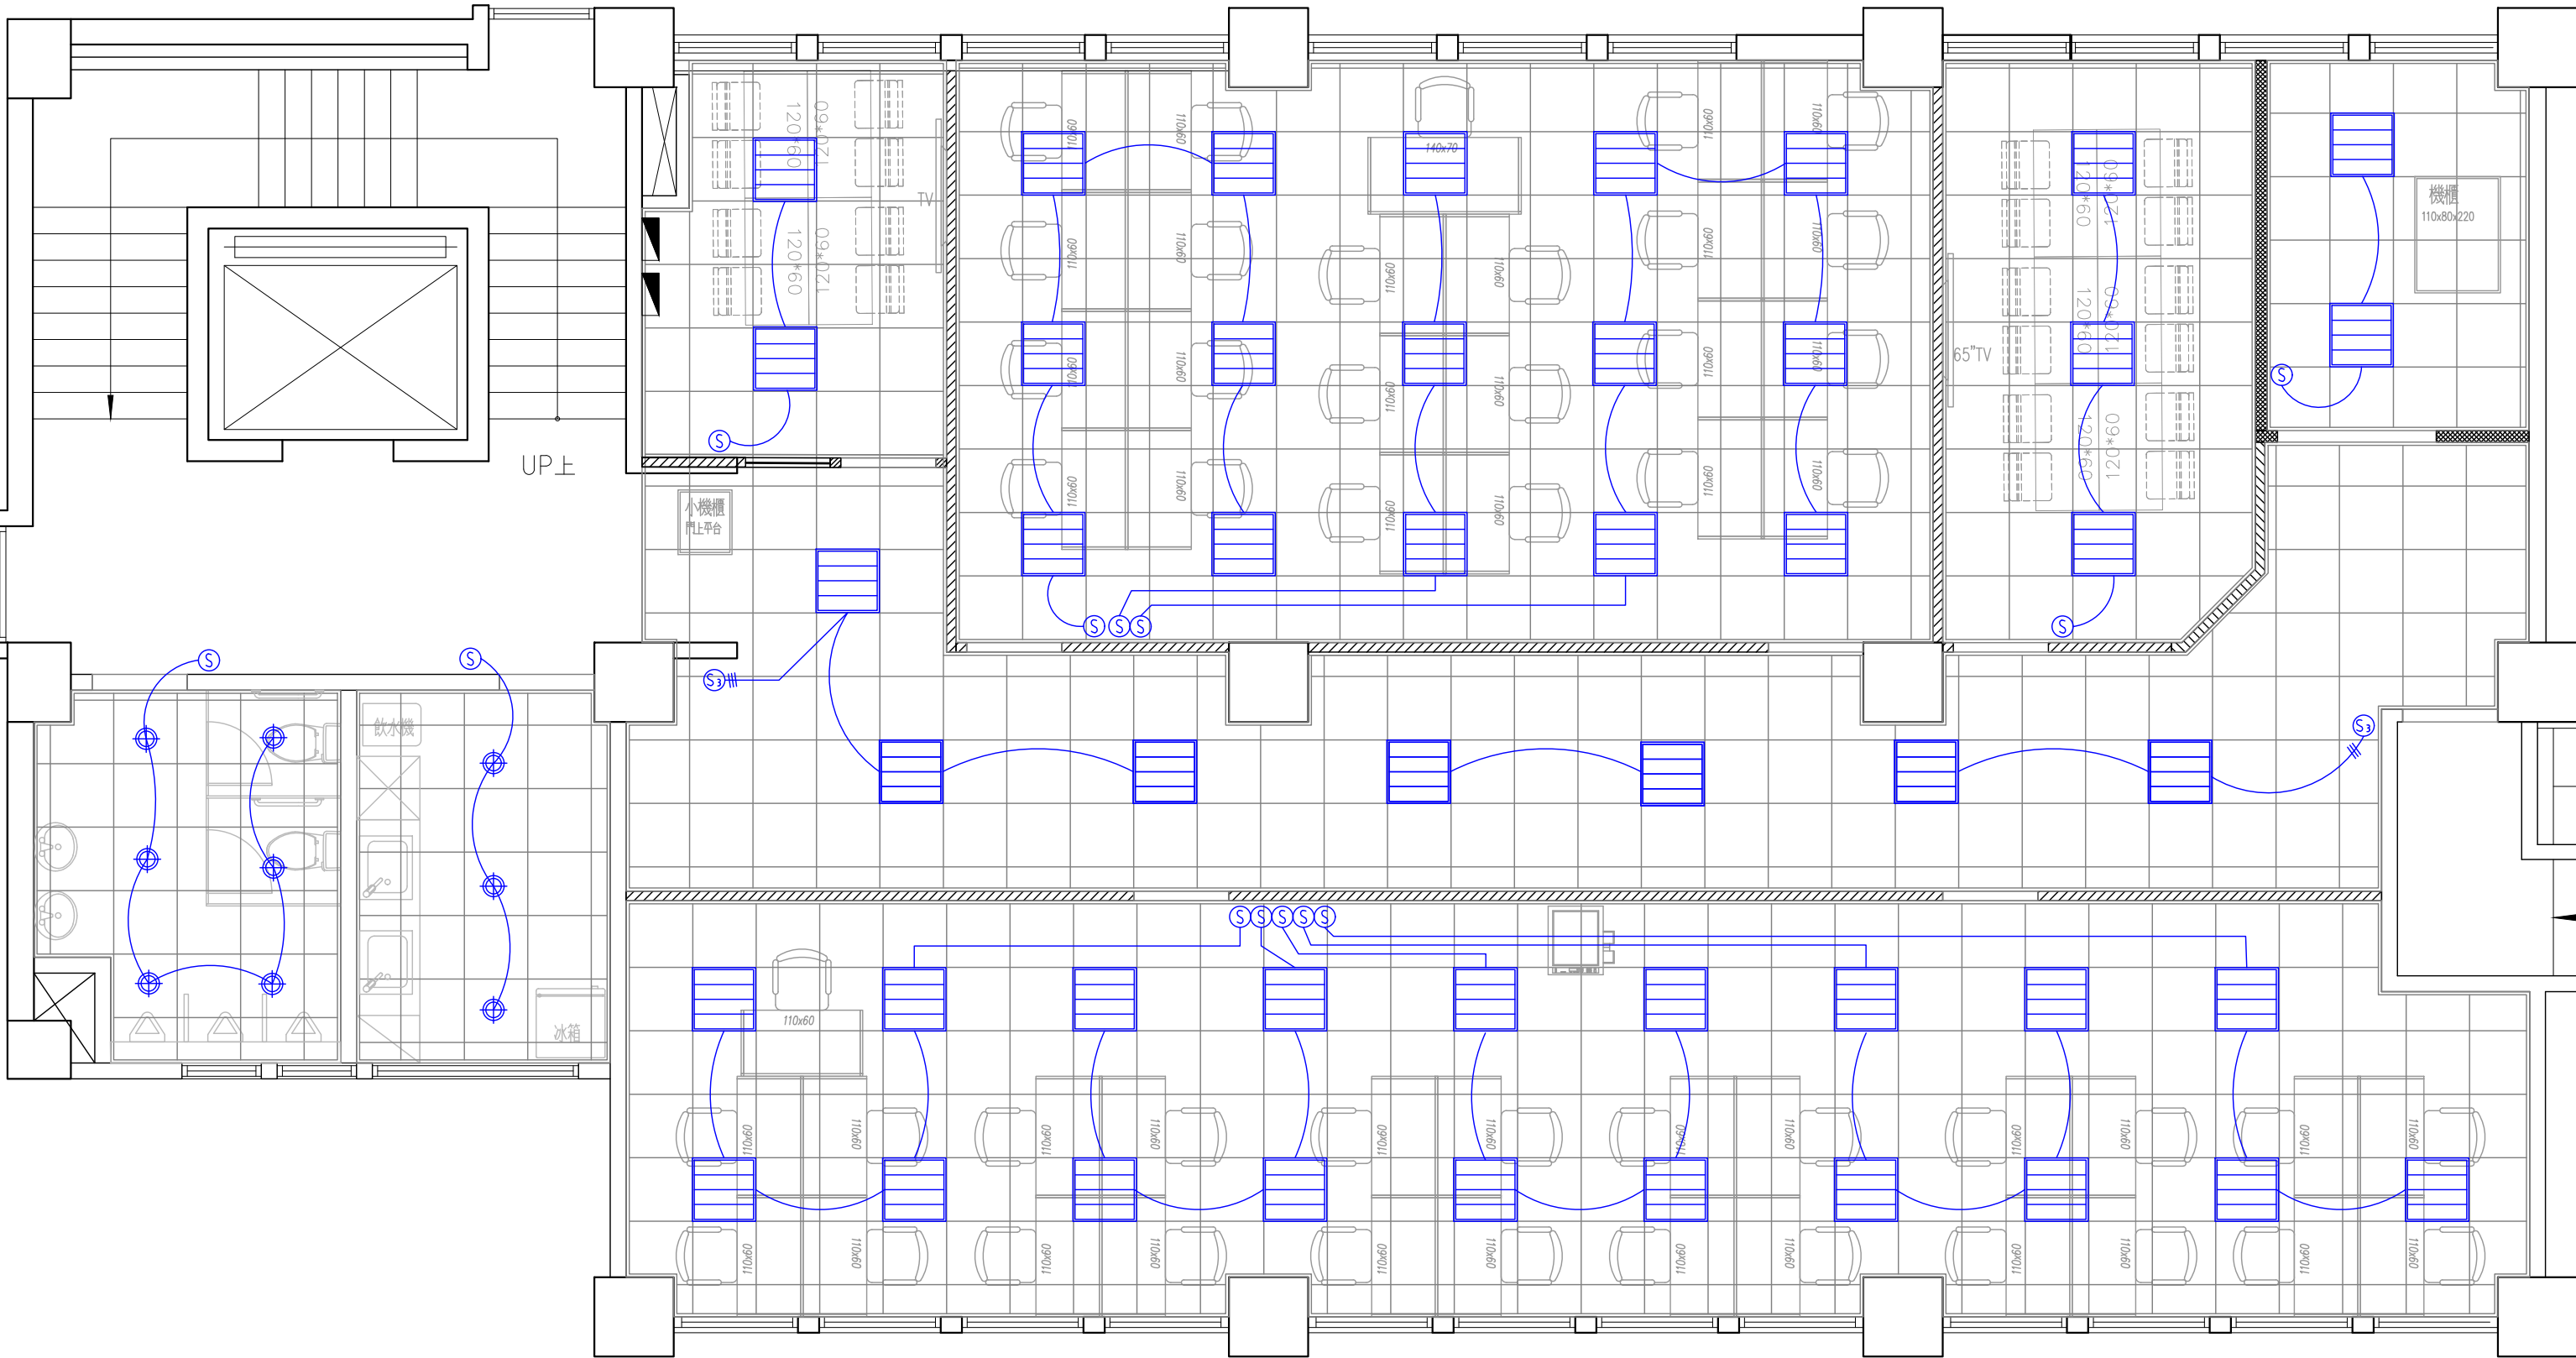


平面圖5F

施工說明:
1.除特別標註外
電燈開關出口- 安裝高度為地面完成面上方120cm

Ⓢ	單切電源開關	---	間接照明/T5燈管
Ⓢ3	雙切電源開關	↔↔	軌道投射燈
⊕	E27 瑛燈/Ø15cm	—	T5山型燈組
⊙	LED 瑛燈Ø9cm	→	緊急逃生出口指示燈
≡	T-BAR 燈輕鋼架LED平板燈	Ⓢ	緊急照明燈


工程名稱 江翠客服中心裝修工程 ---	核准	日期	圖名 燈具配置圖-5F
	校核		圖號 E2-02
	繪圖	設計	比例 1:60 @ A3

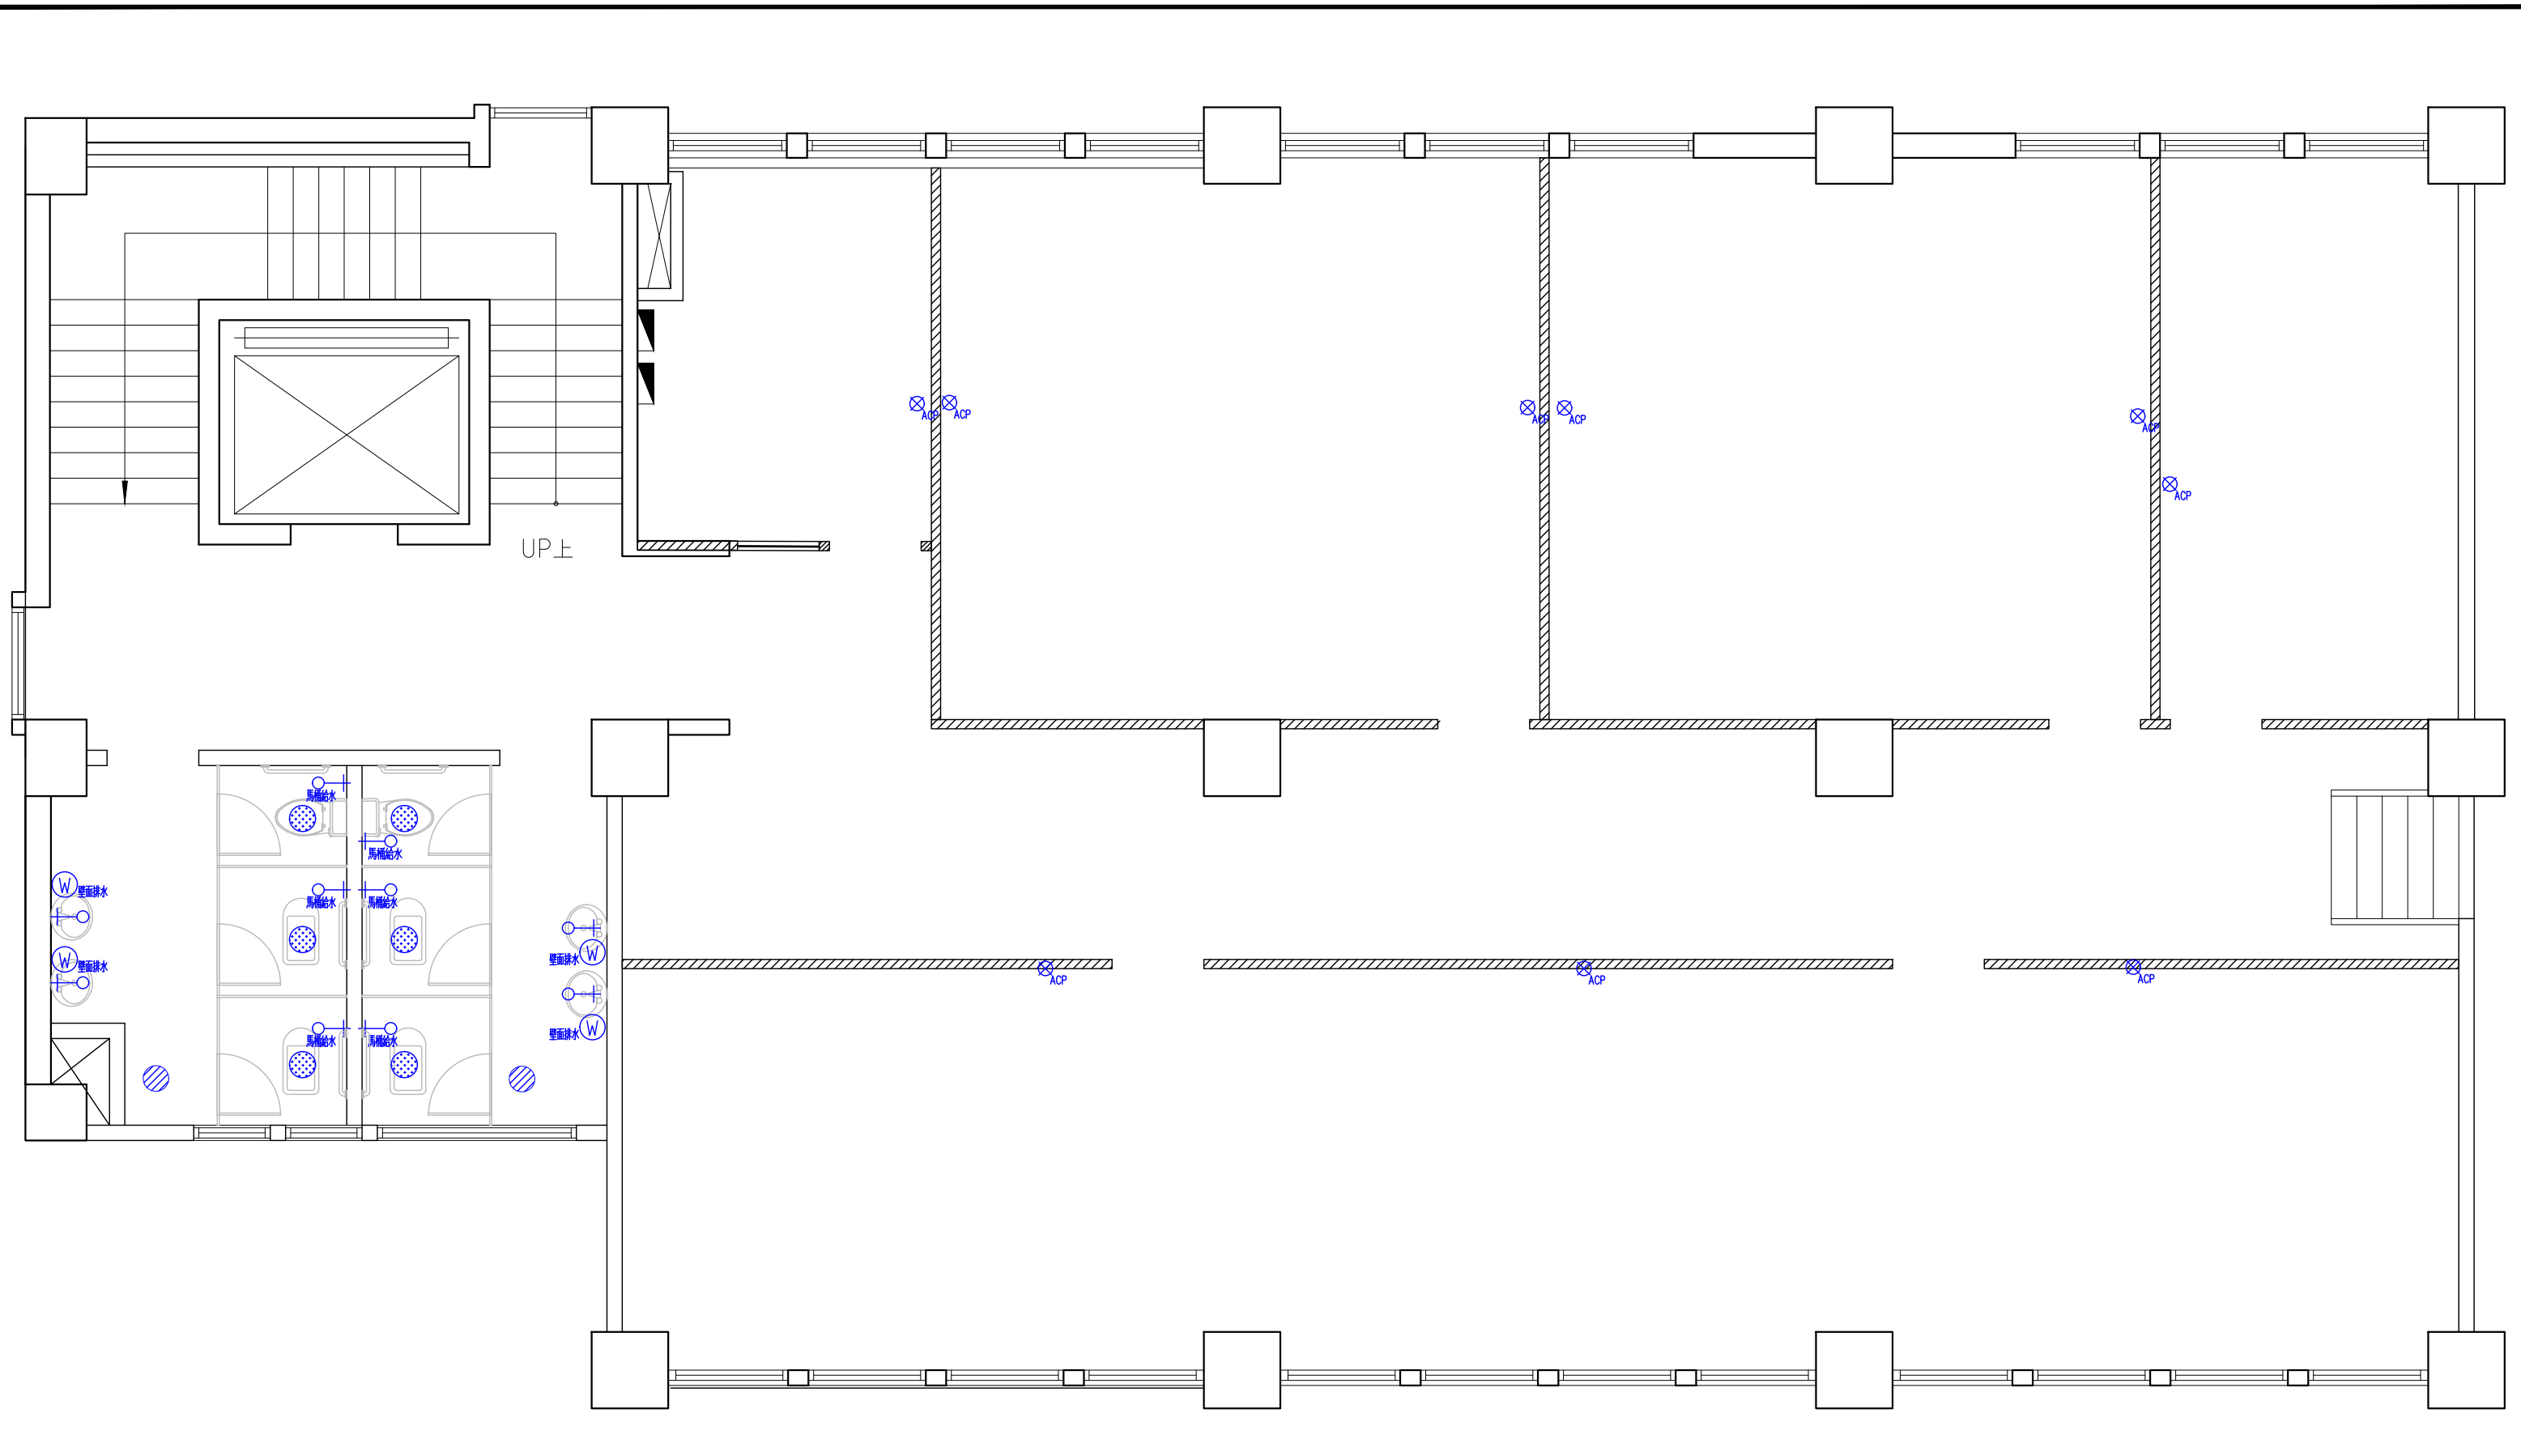

平面圖4F

├○	冷水給水	▨	地面排水口
├●	熱水給水	⊙W	壁面排水口
├●	冷熱水給水	⊙	衛生排水口
		⊗ACP	空調排水口


工程名稱 江翠客服中心裝修工程 ---	核准	日期	圖名	給排水配置圖-4F
	校核		圖號	W1-01
	繪圖	設計	比例	1:60 @ A3

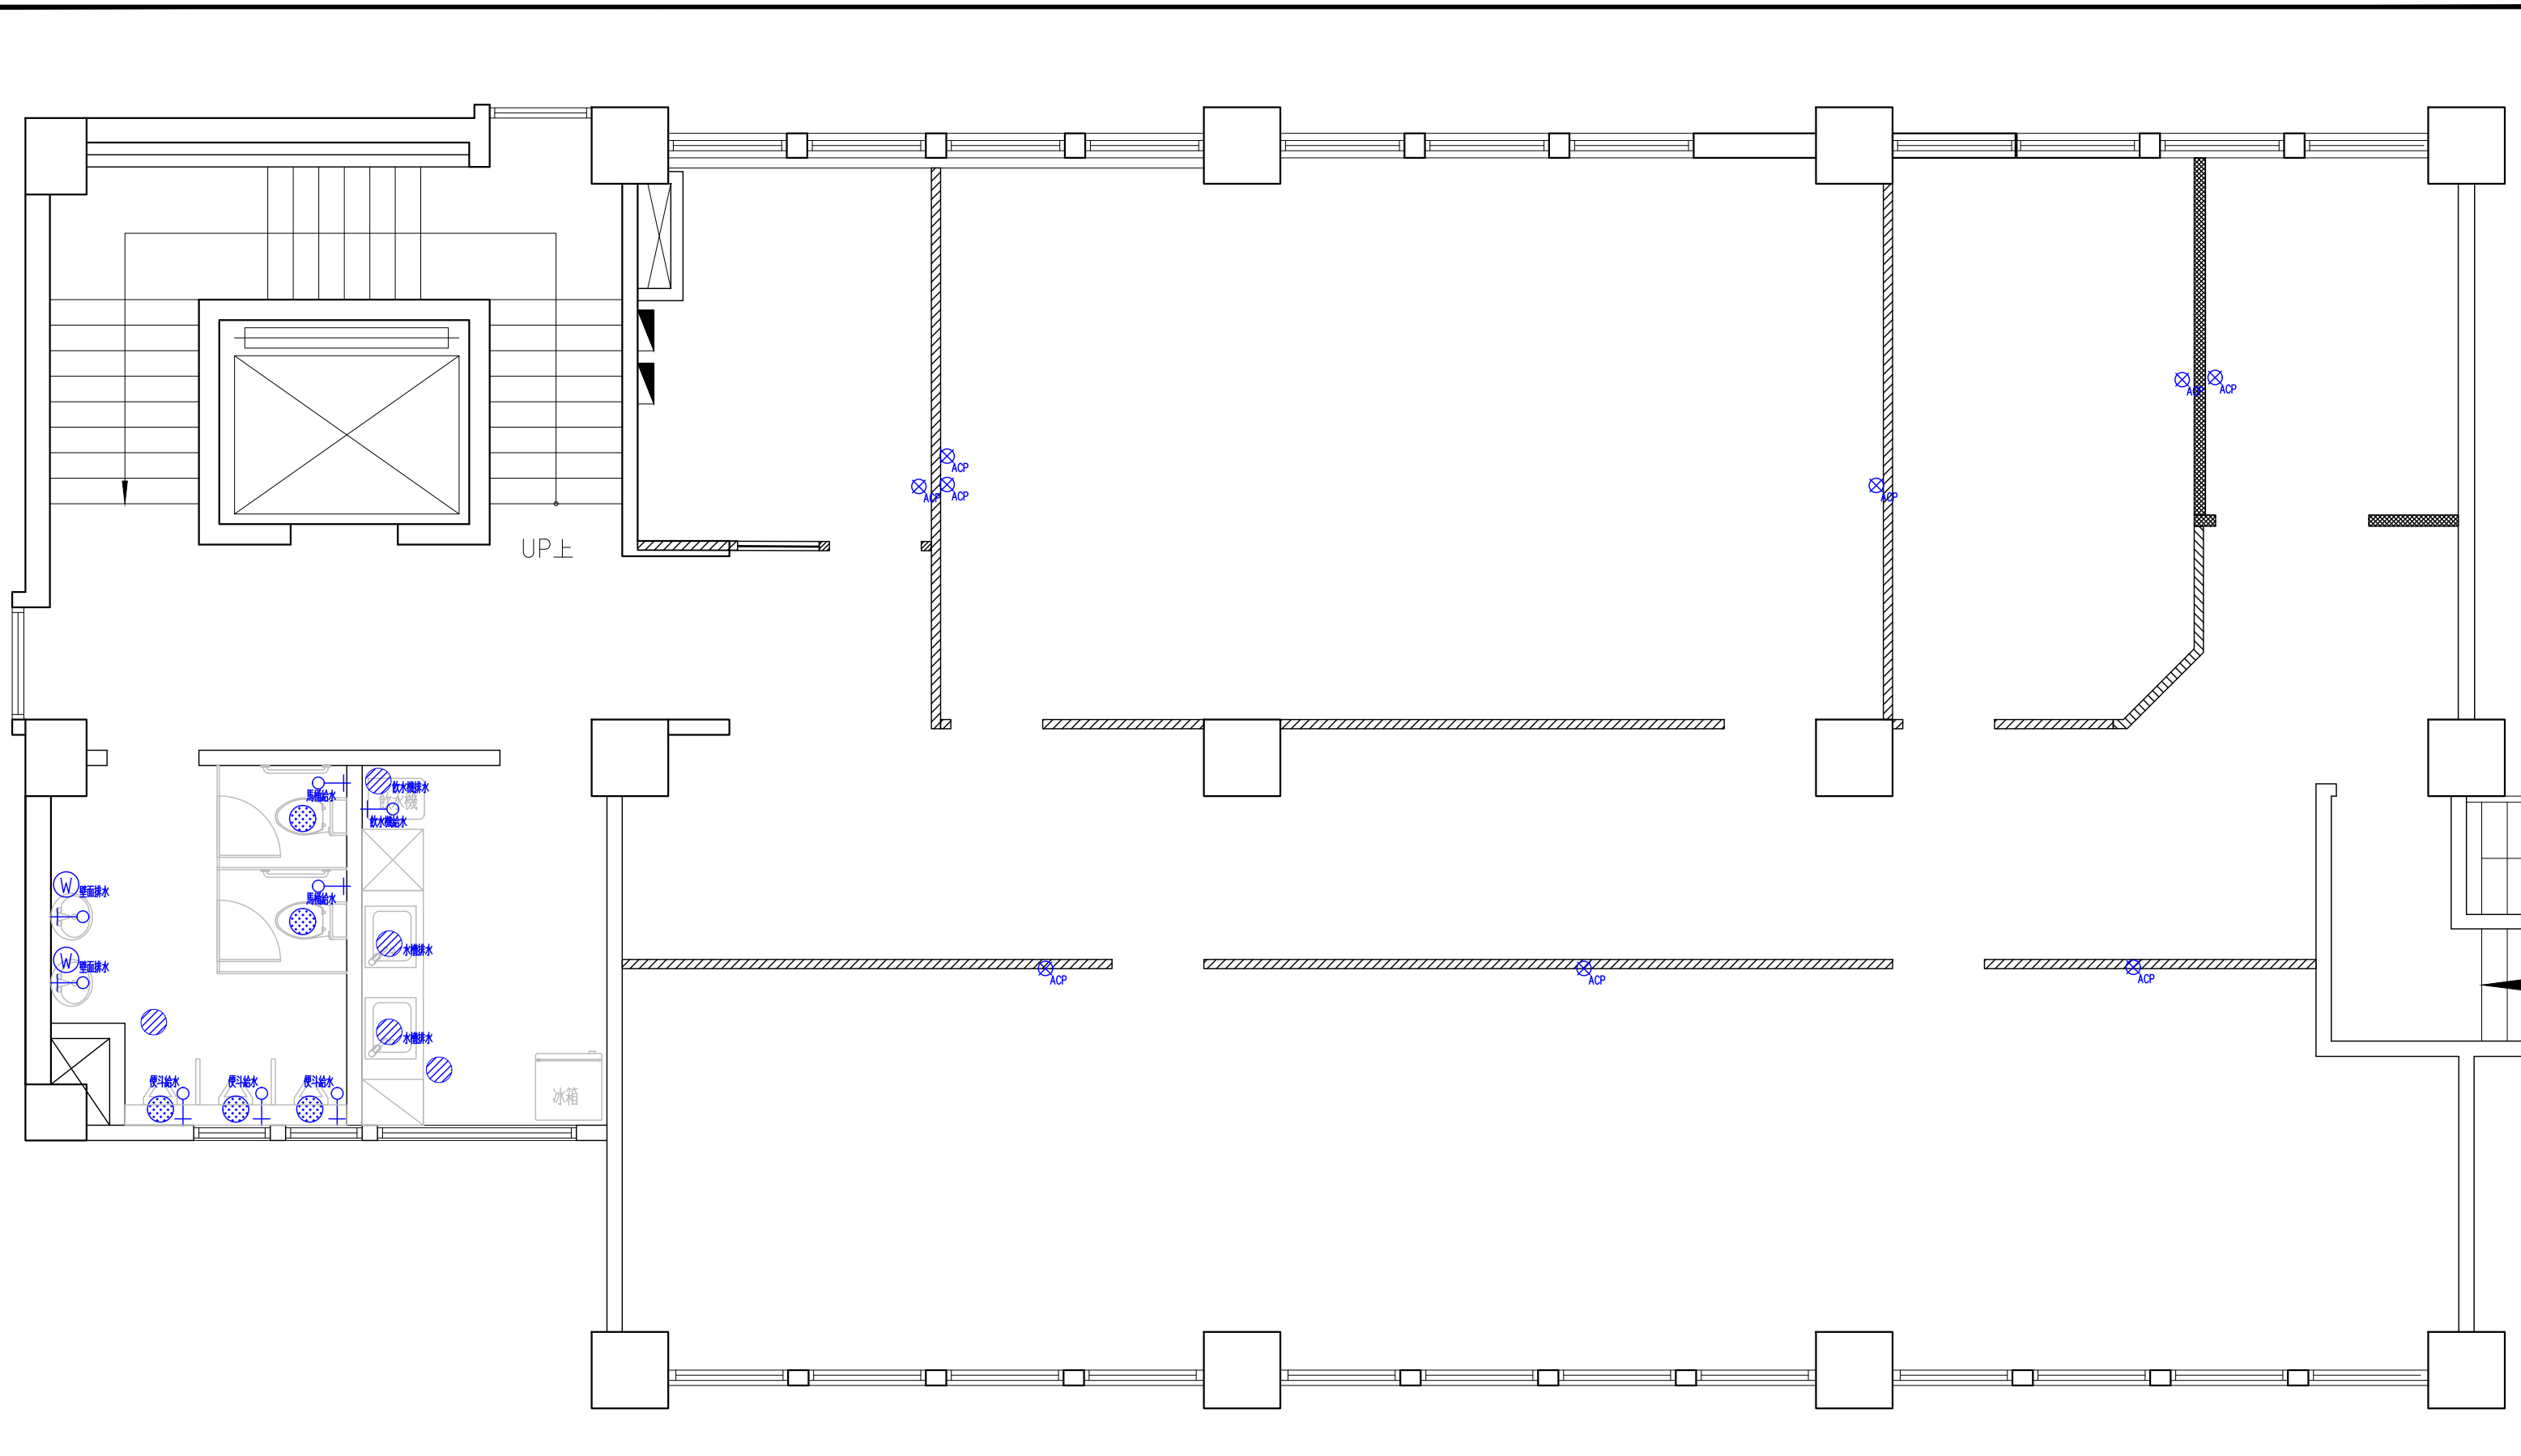

平面圖5F

├○	冷水給水	▨	地面排水口
├●	熱水給水	Ⓜ	壁面排水口
├●	冷熱水給水	●	衛生排水口
		⊗ _{ACP}	空調排水口

工程名稱 江翠客服中心裝修工程 ---	核准	日期	圖名 給排水配置圖-5F
	校核		圖號 W1-02
	繪圖	設計	比例 1:60 @ A3

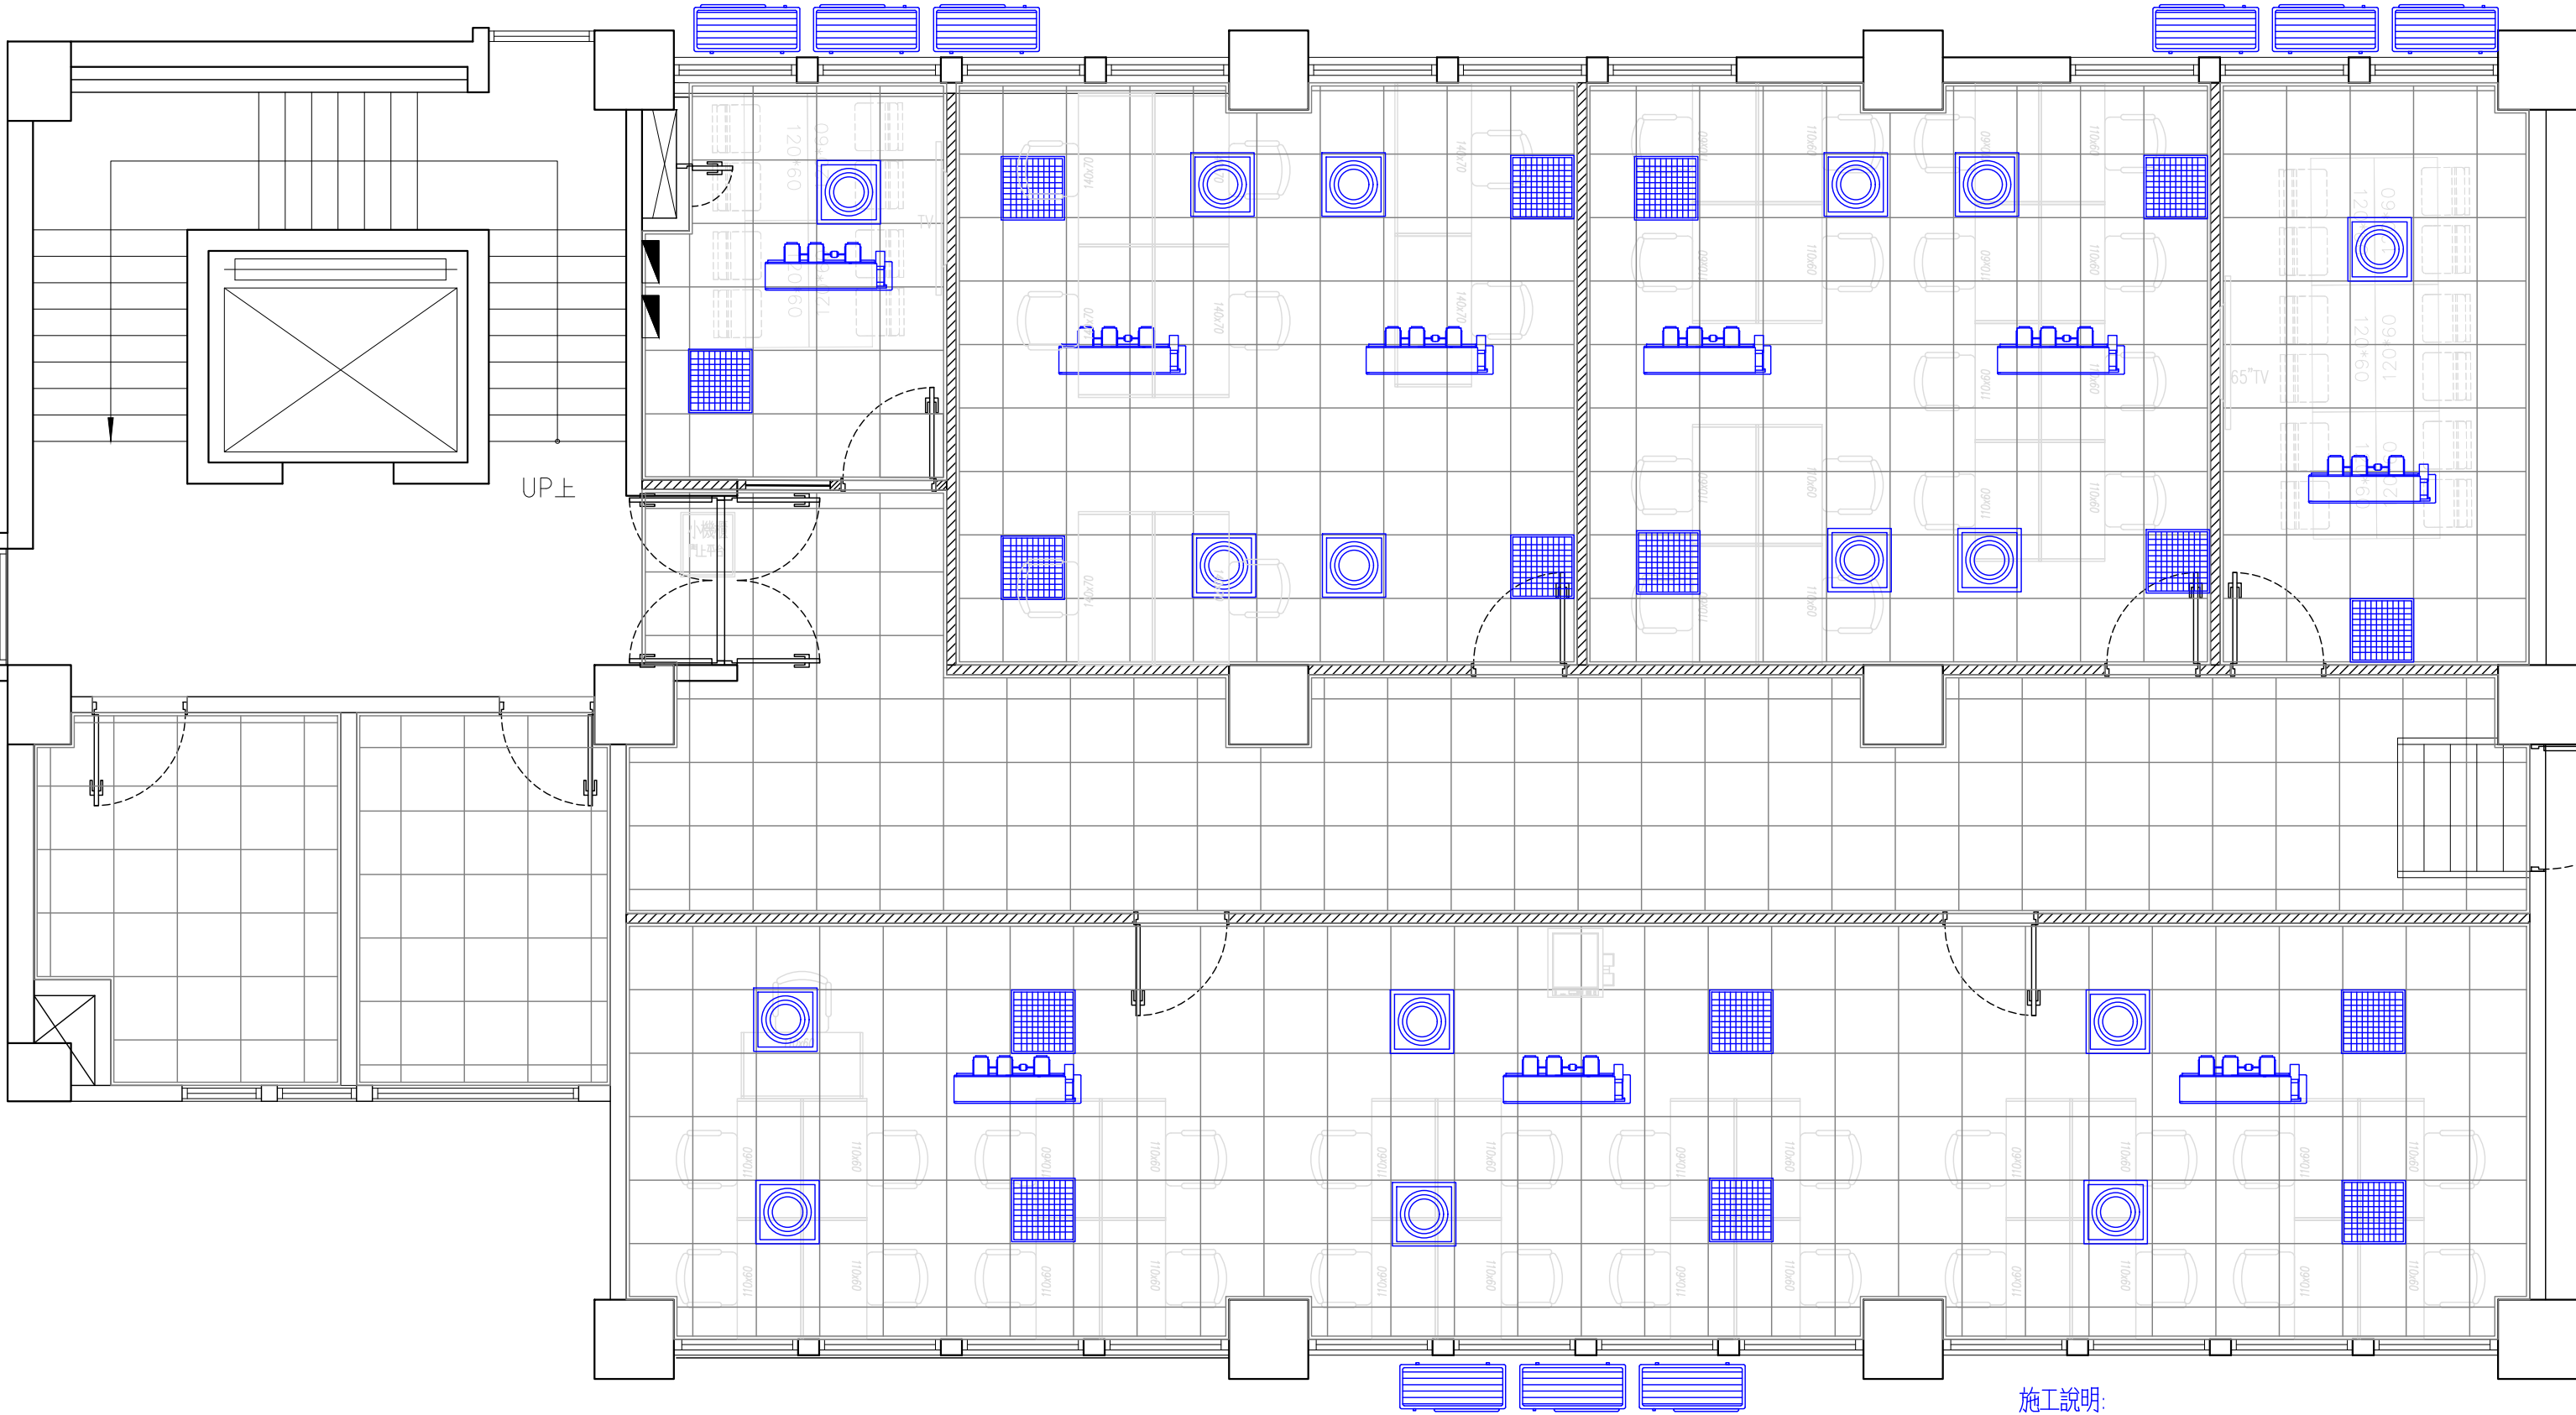


平面圖4F

施工說明:
1.空調電源/排水, 配合空調施工單位現場確認後施作

	空調出風口		吊隱式室內機		空調室外機
	空調迴風口		壁掛式室內機		

工程名稱 江翠客服中心裝修工程 ---	核准	日期	圖名	空調配置圖-4F
	校核		圖號	AC-01
	繪圖	設計	比例	1:60 @ A3

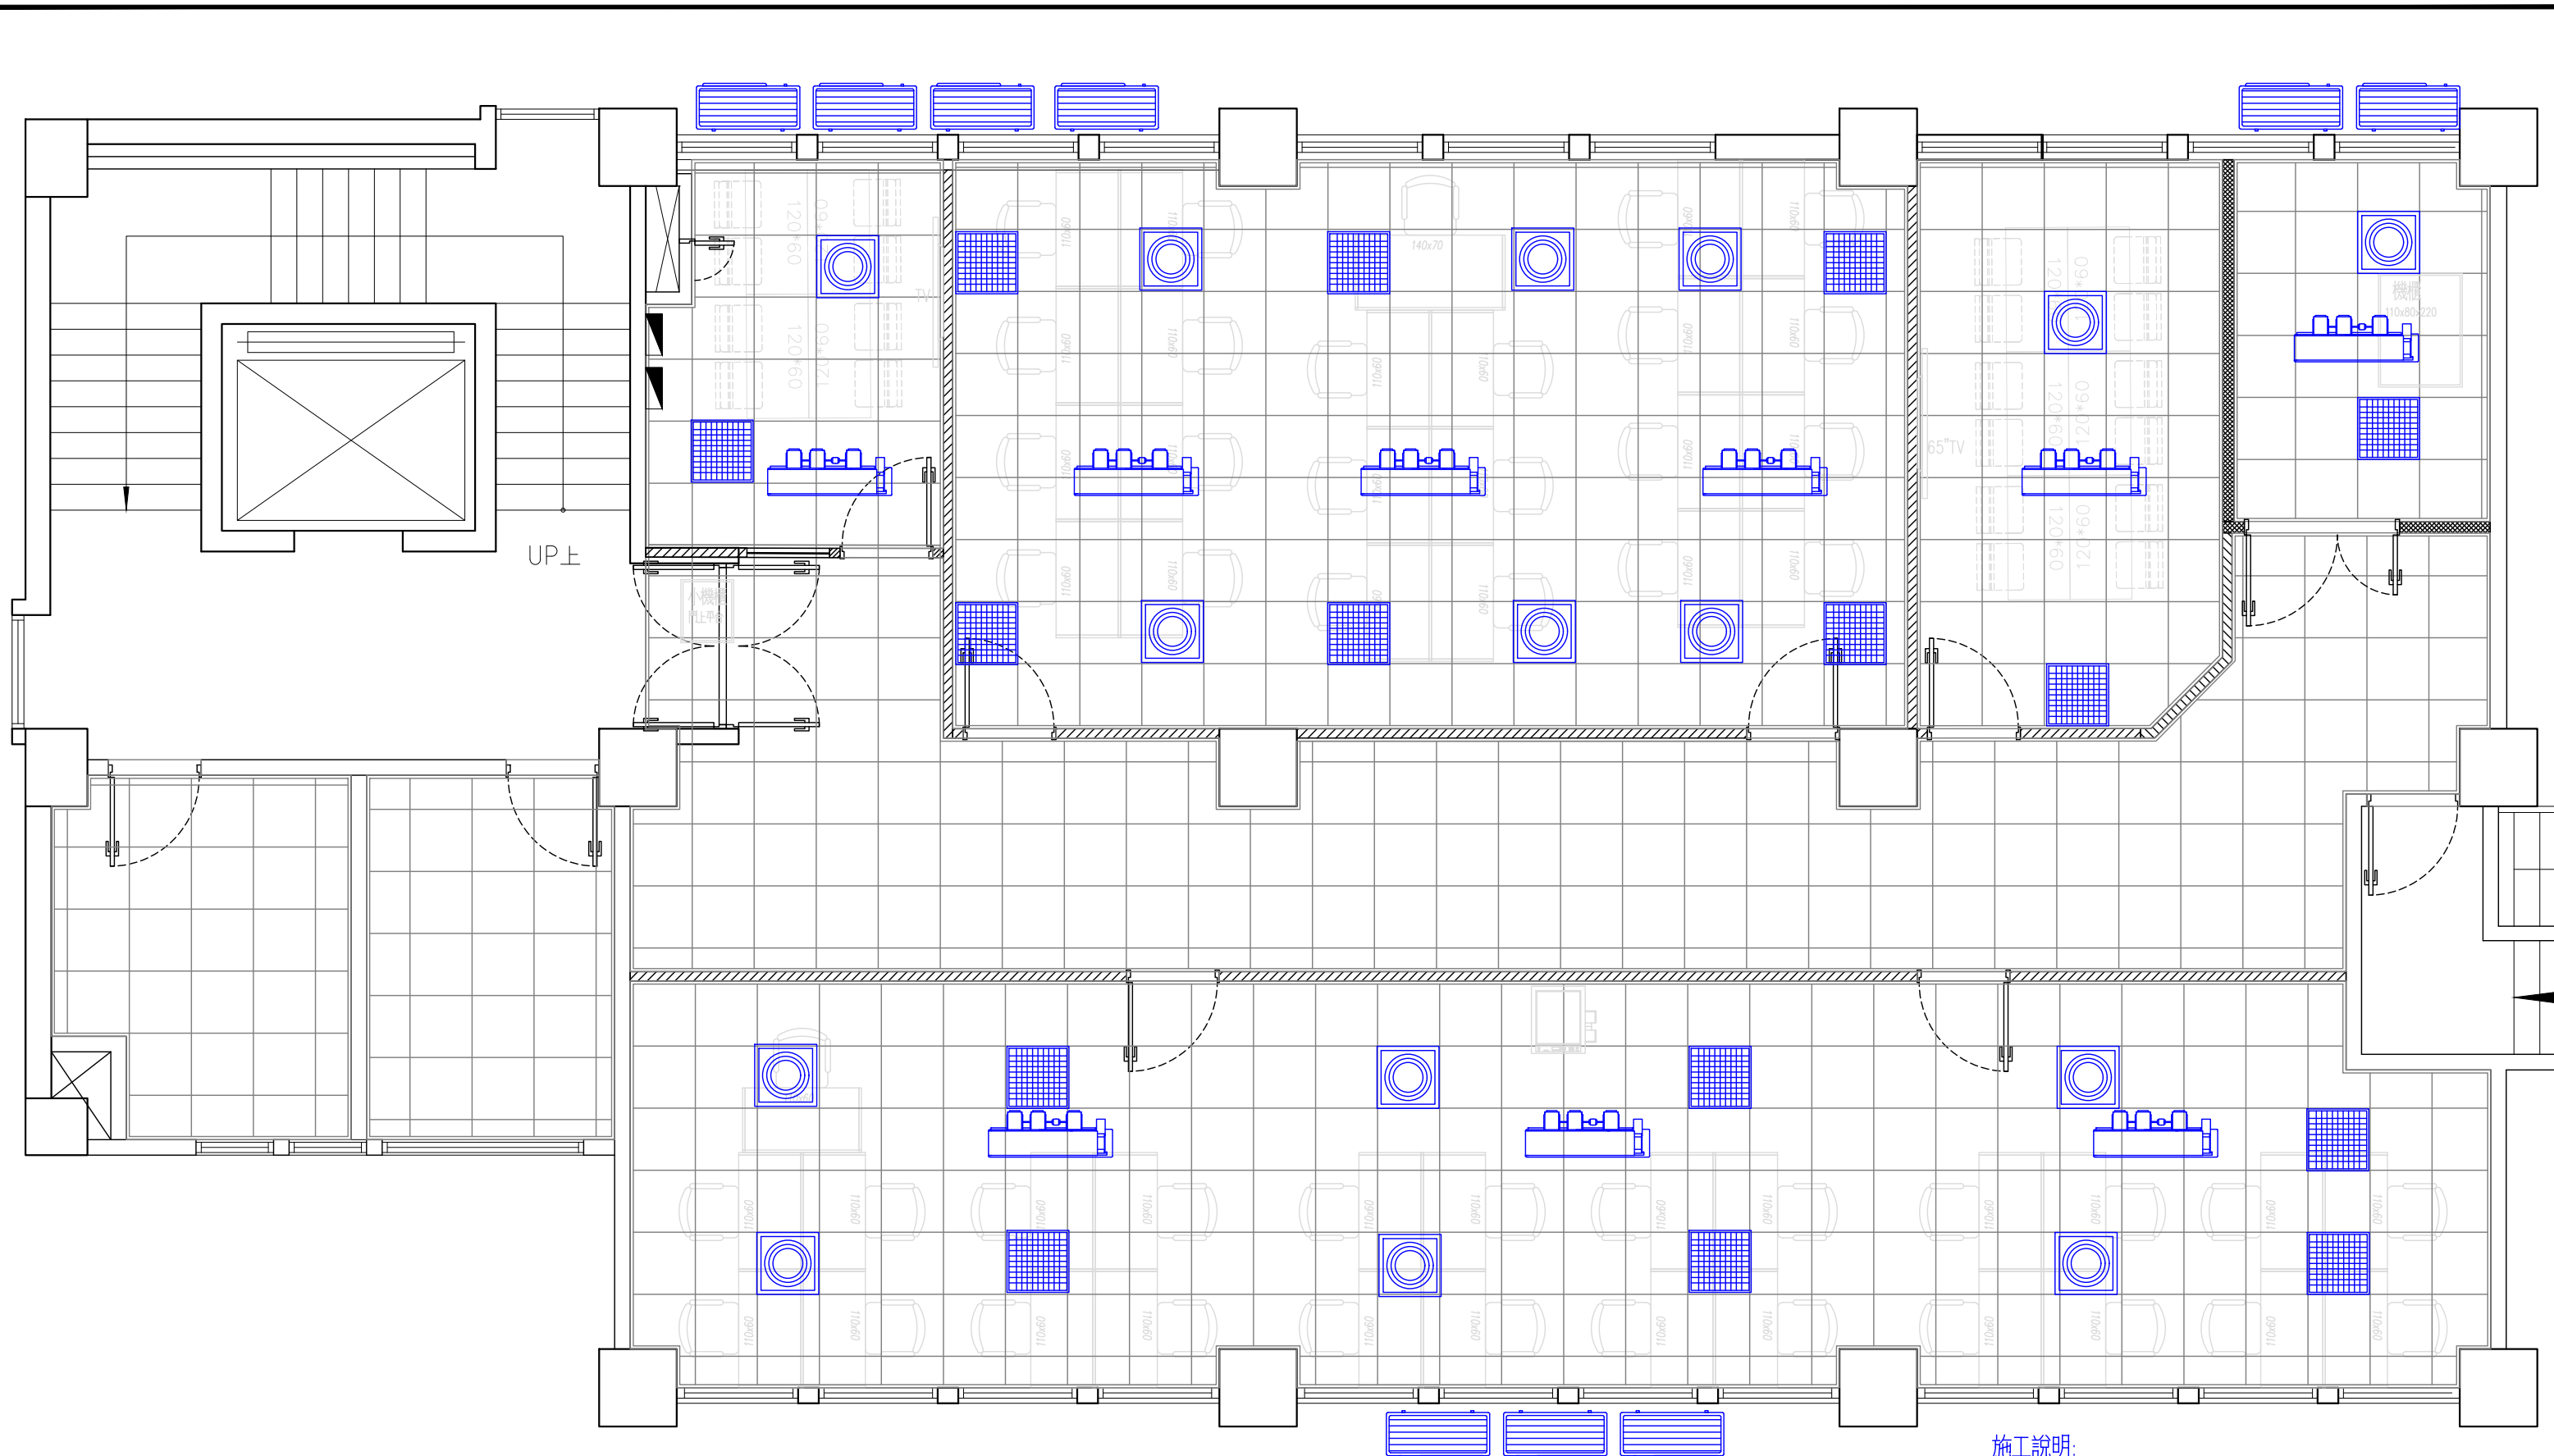


平面圖5F

施工說明:
1.空調電源/排水, 配合空調施工單位現場確認後施作

	空調出風口		吊隱式室內機		空調室外機
	空調迴風口		壁掛式室內機		


工程名稱 江翠客服中心裝修工程 ---	核准	日期	圖名	空調配置圖-5F
	校核		圖號	AC-02
	繪圖	設計	比例	1:60 @ A3

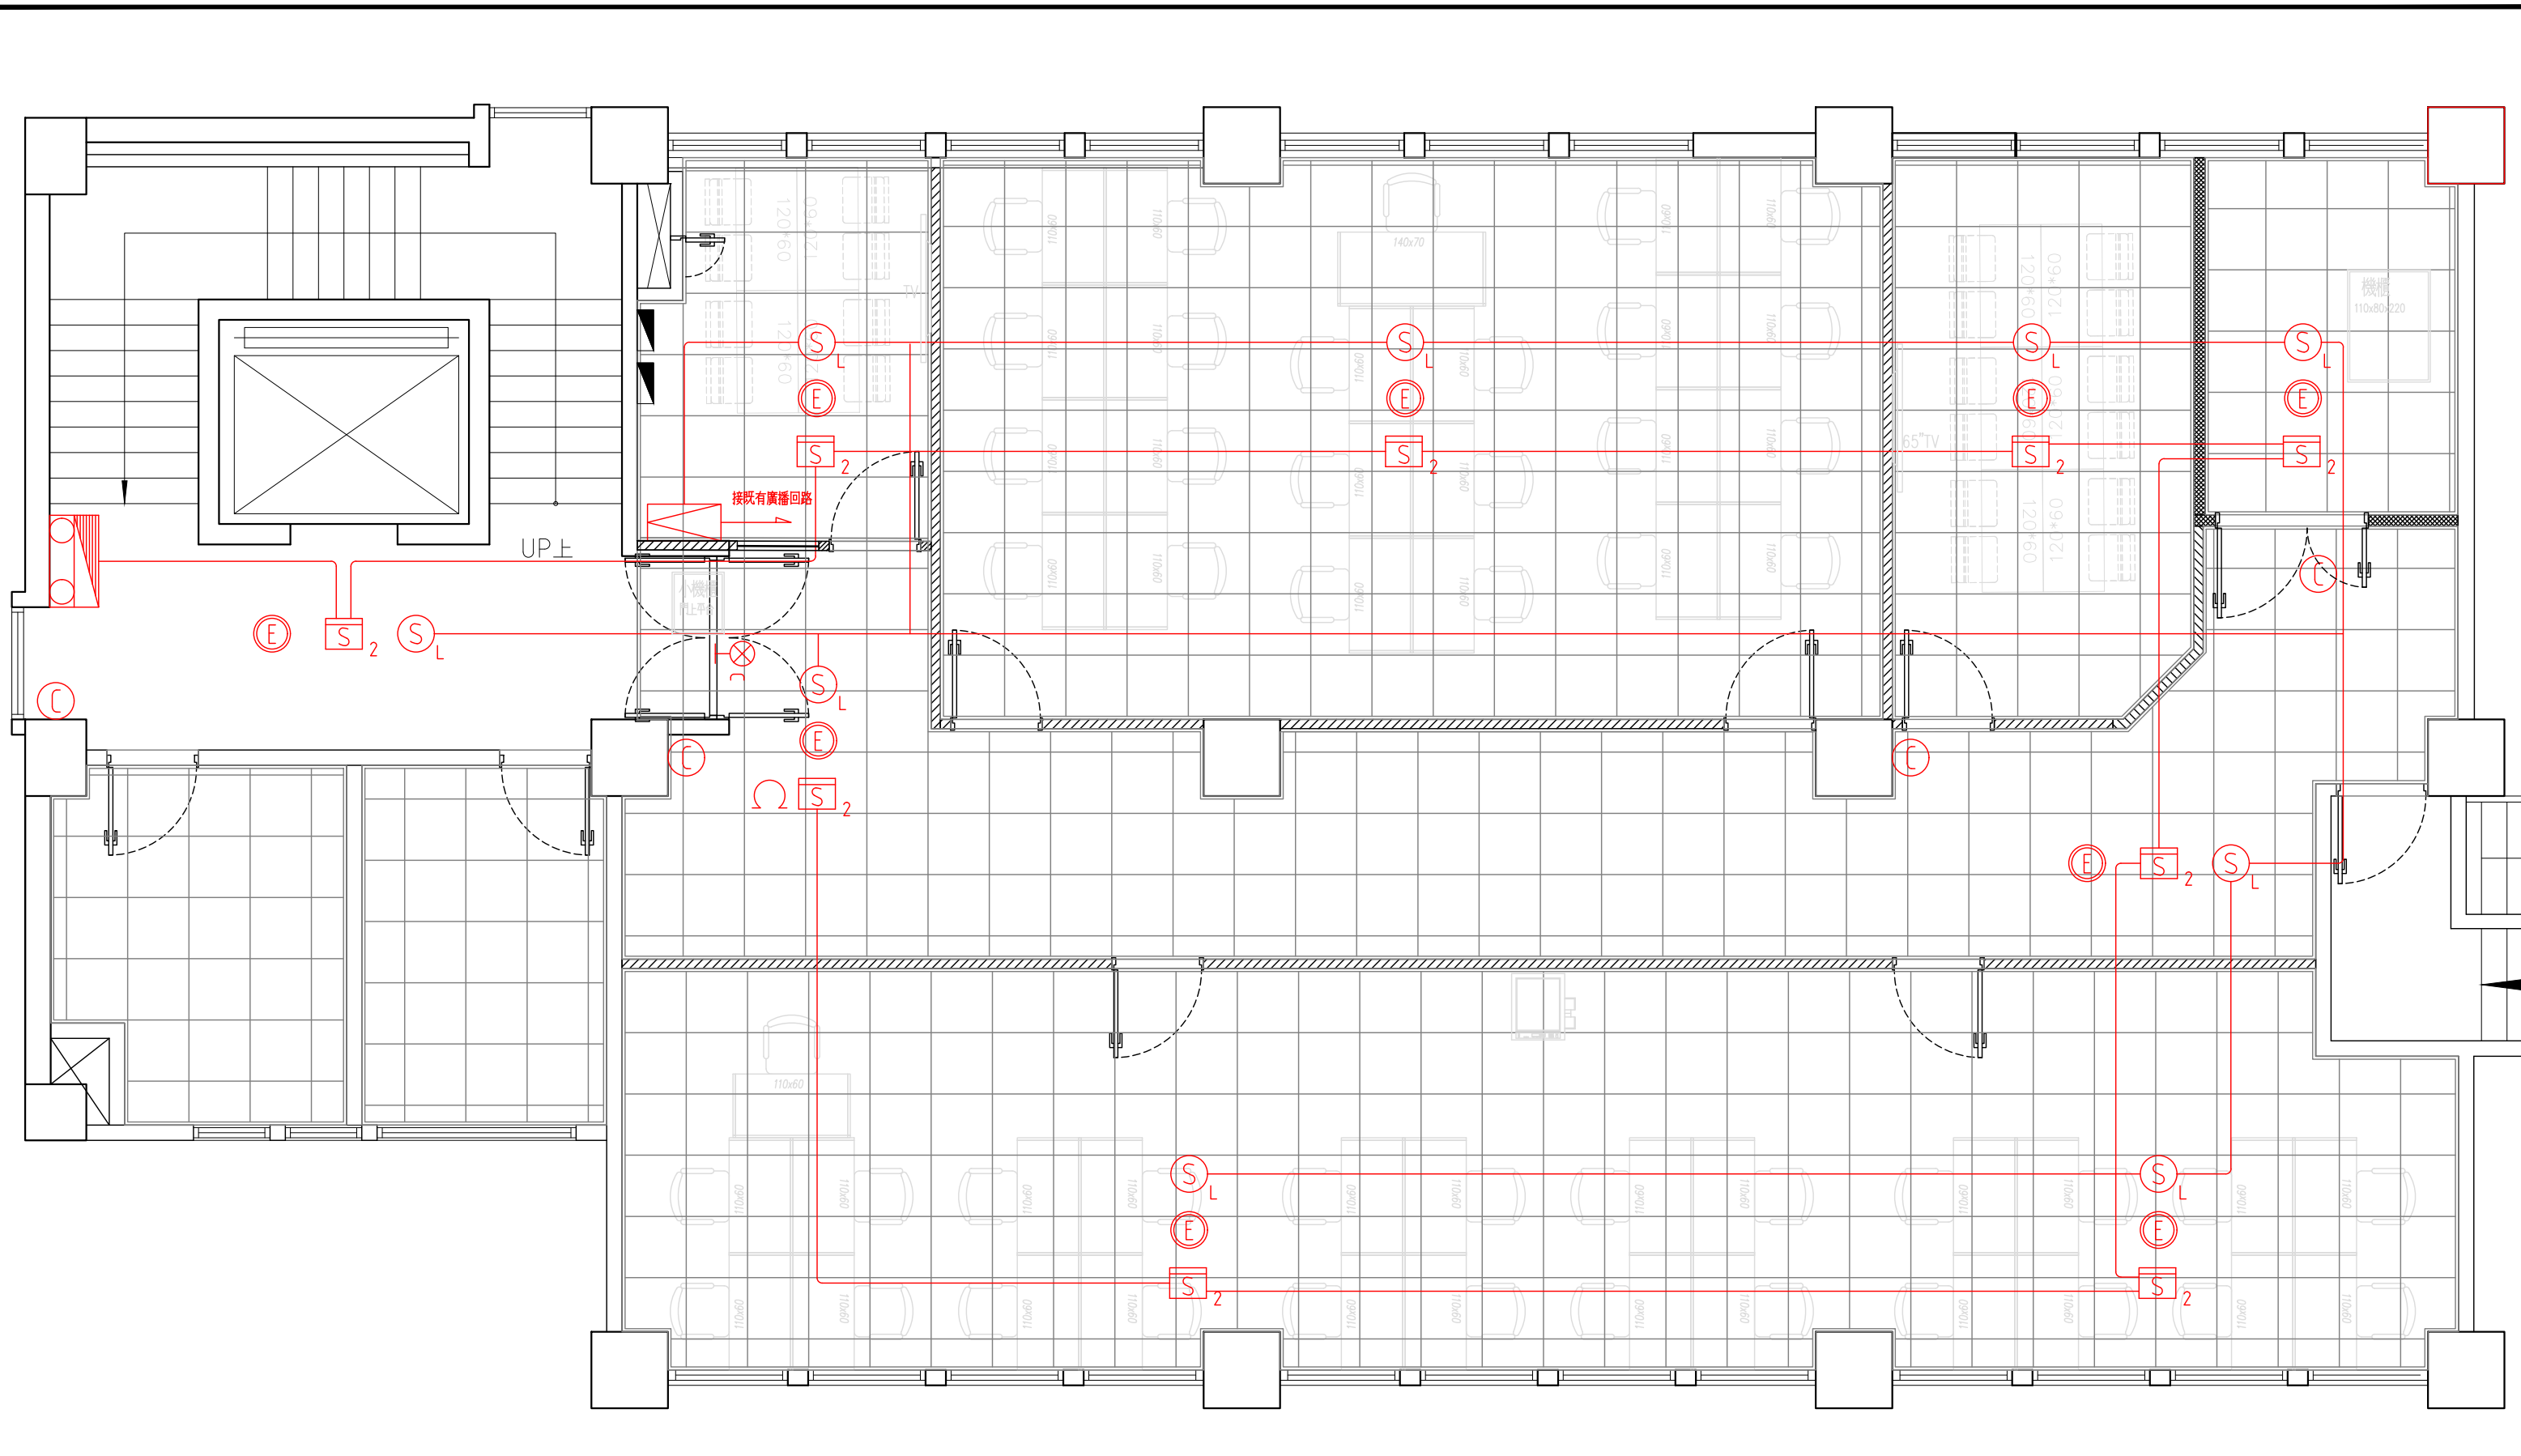


平面圖5F

	綜合消防栓箱		廣播喇叭
	光電式偵煙探測器 (二種)		緊急照明
	手提式ABC乾粉滅火器 (10P)		出口標示燈 (C級)
	啟姆		避難方向燈


工程名稱 江翠客服中心裝修工程 ---	核准	日期	圖名 消防設備配置圖-5F
	校核		圖號 F-02
	繪圖	設計	比例 1:60 @ A3

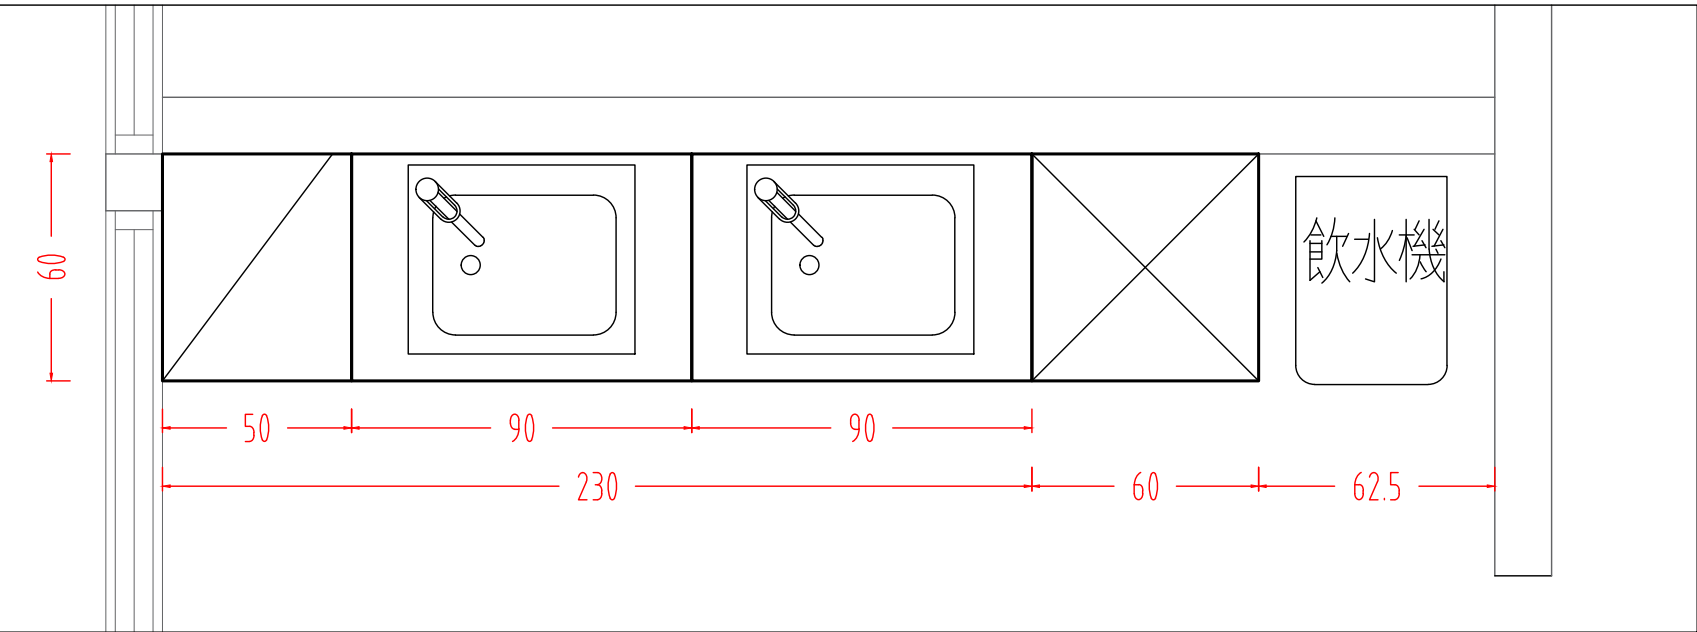

系統櫃平面圖

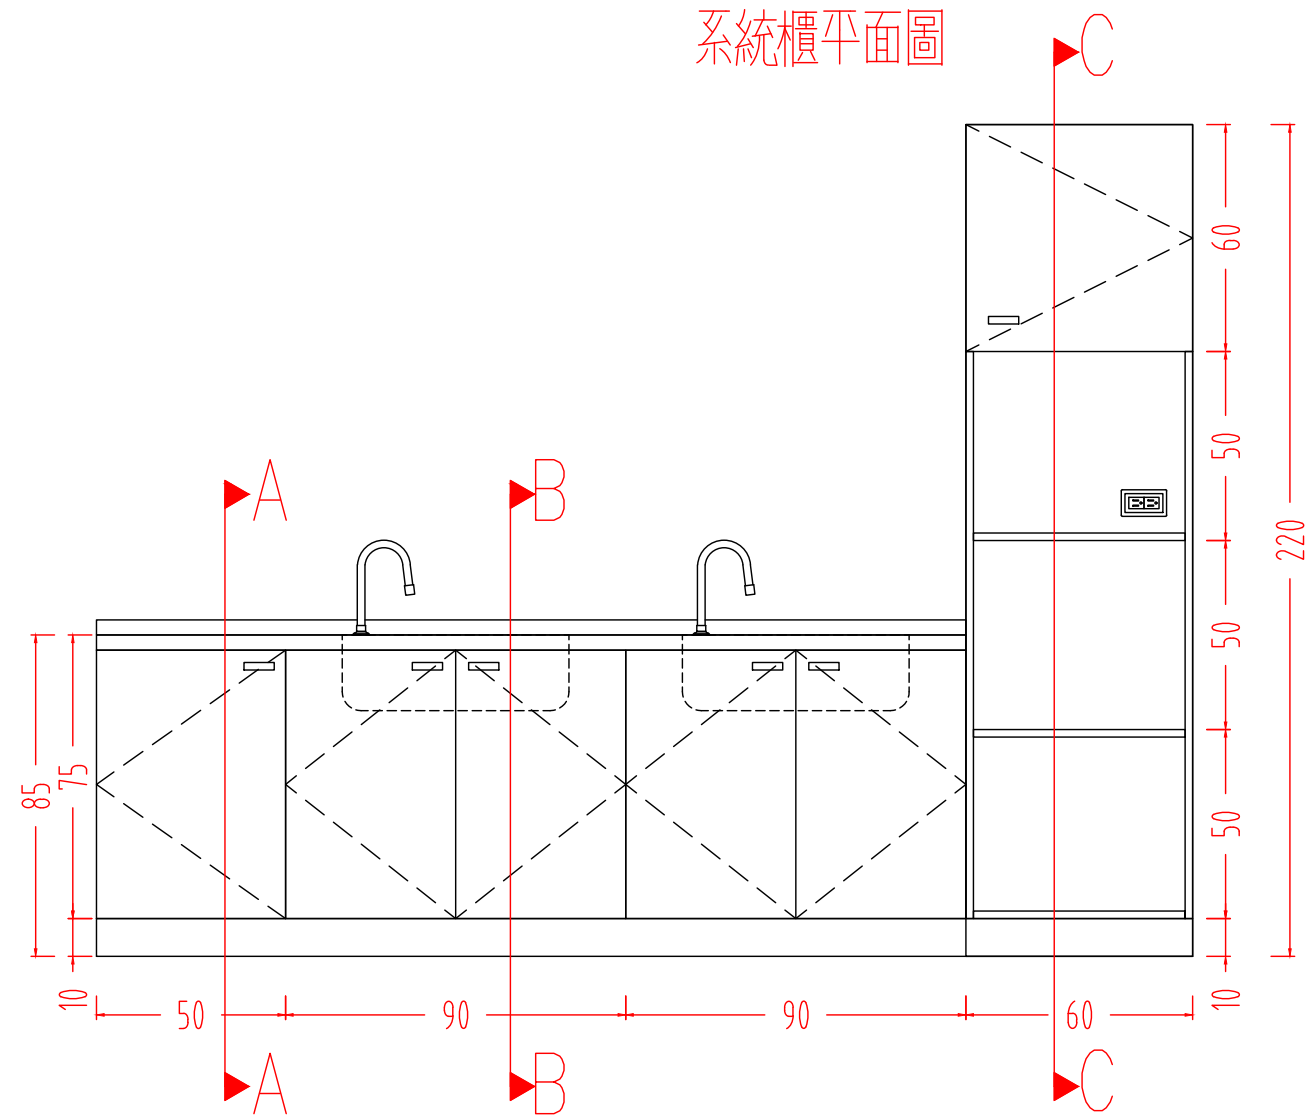

系統櫃立面圖

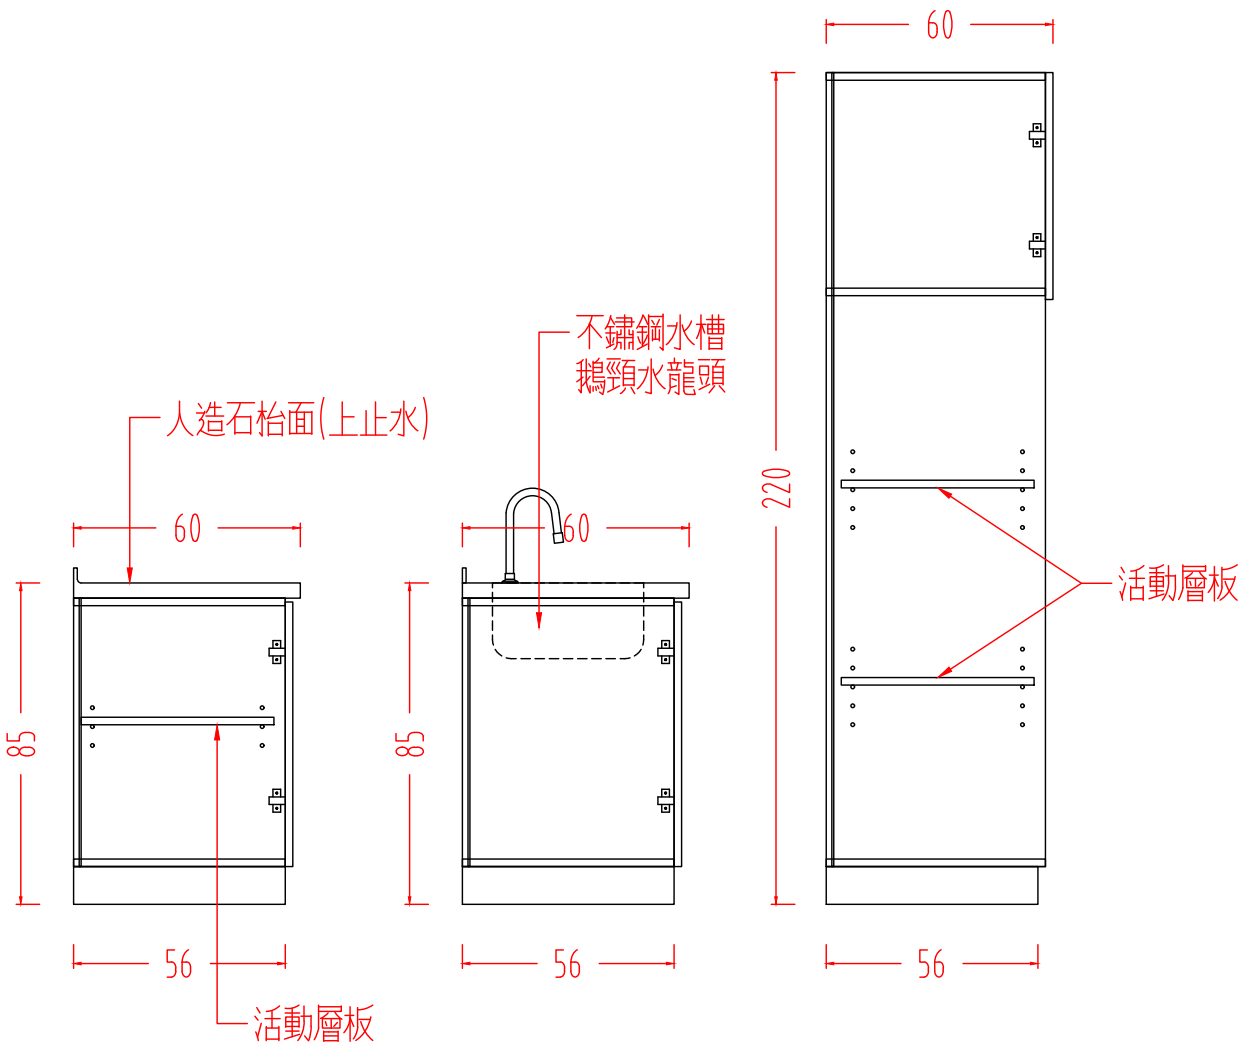

剖面圖 A

剖面圖 B

剖面圖 C

工程名稱 江翠客服中心裝修工程 ---	核准	日期	圖名	系統櫃尺寸圖
	校核		圖號	EL-01
	繪圖	設計	比例	1:20 @ A3